



ALÇAT NORD

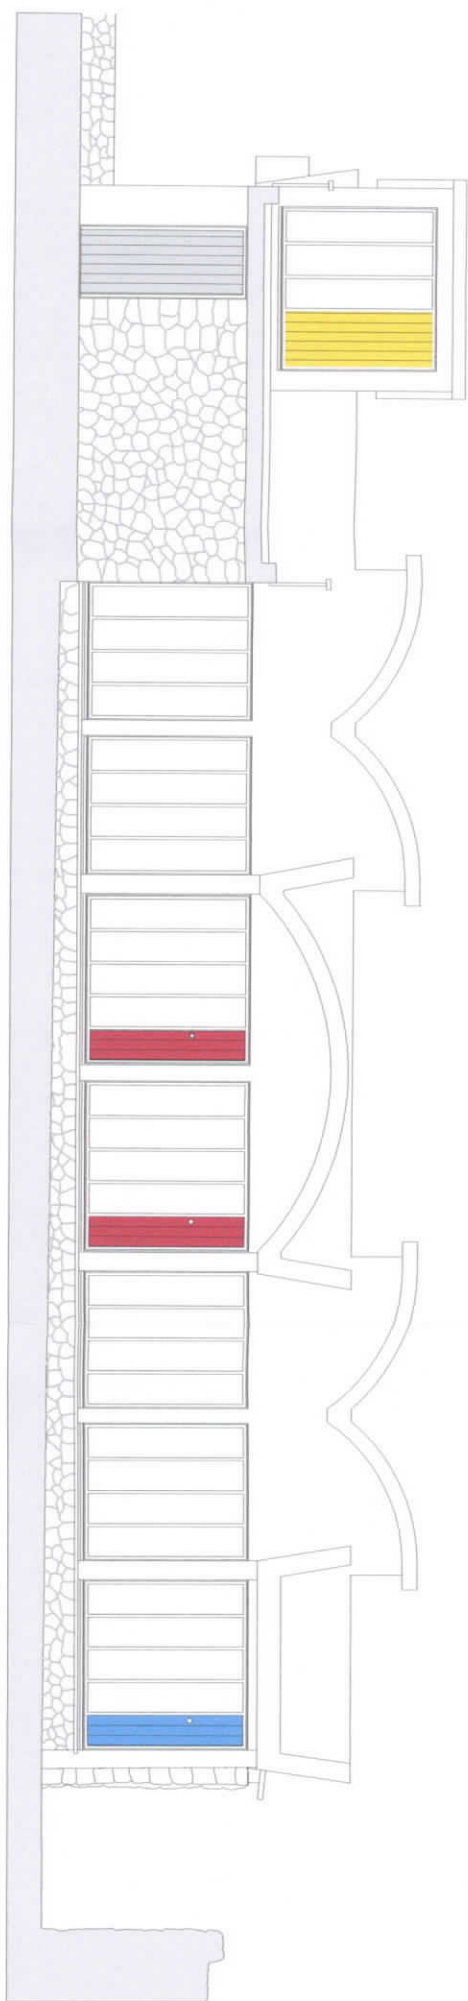

ALÇAT EST

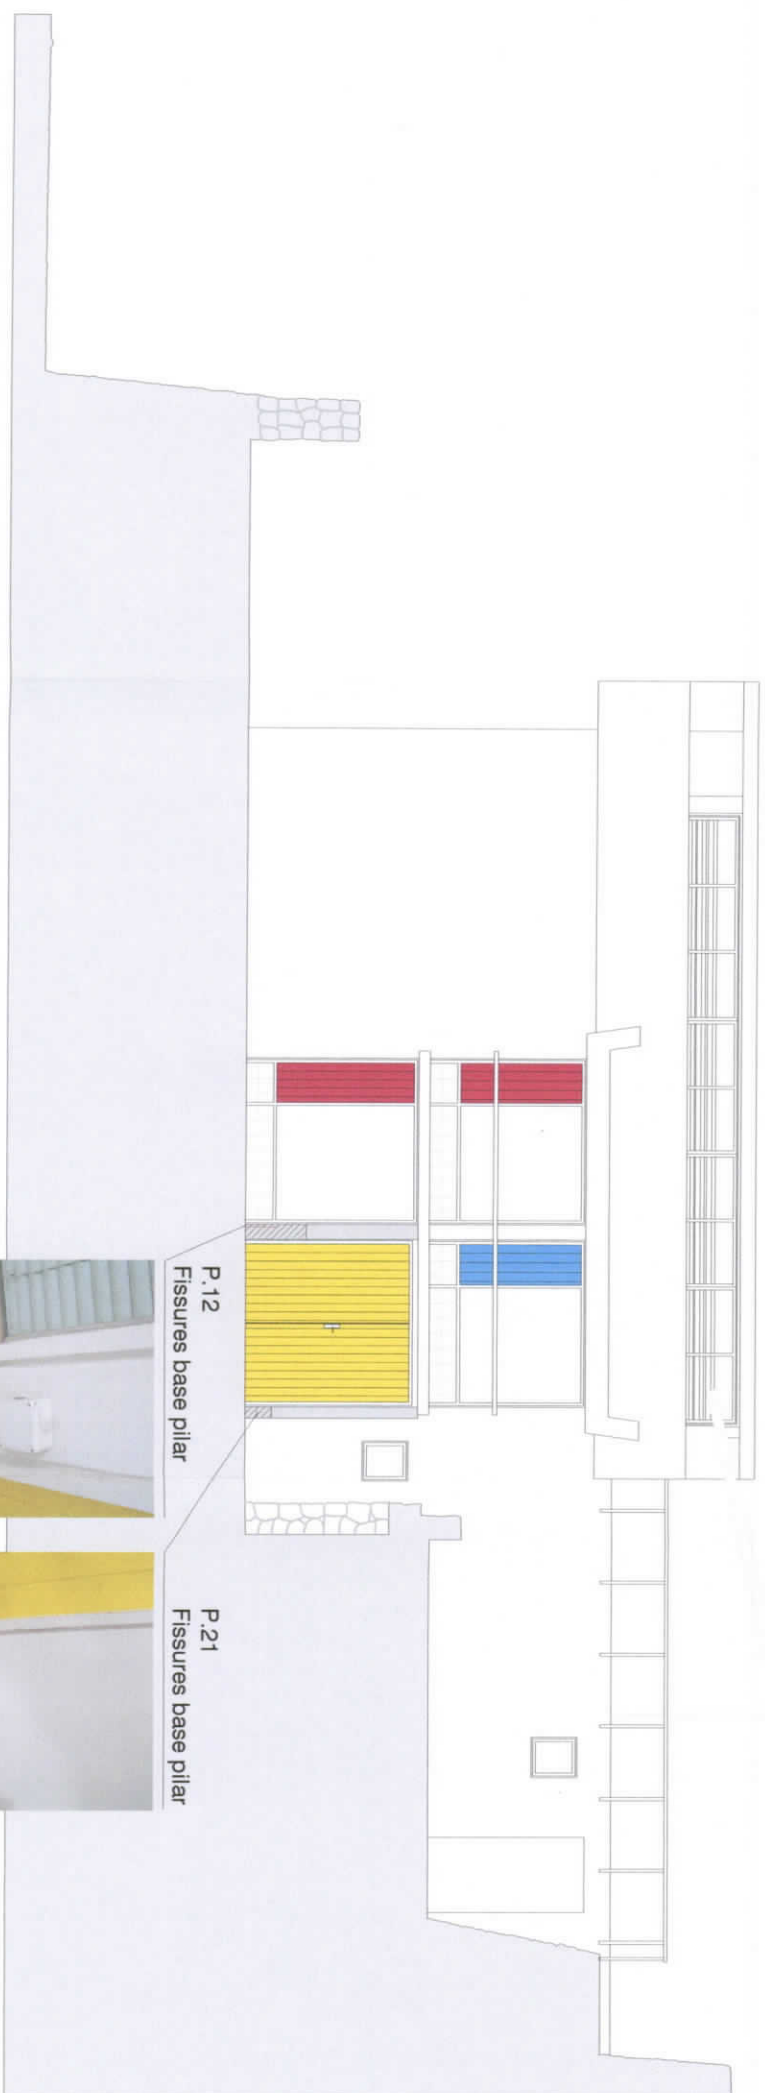

P.12
Fissures base pilar

P.21
Fissures base pilar



PROJECTE

Obres de reparació
al taller Sert de la
Fundació Pilar i Joan Miró

EMPLAÇAMENT

C/ Juan de Saridakis, n°-35
Cala Major

AUTOR DEL PROJECTE

Antoni Sbert Casasayas
Arquitecte municipal

COL·LABORADORS

Eva Borràs Roig
Arquitecta tècnica municipal
José Mª Picornell Lliteras
Delineant municipal

PLAQUE DE



Alçat Nord
Alçat Est
Patologies

ESCALA

1/100

DATA

JULIOL - 2016

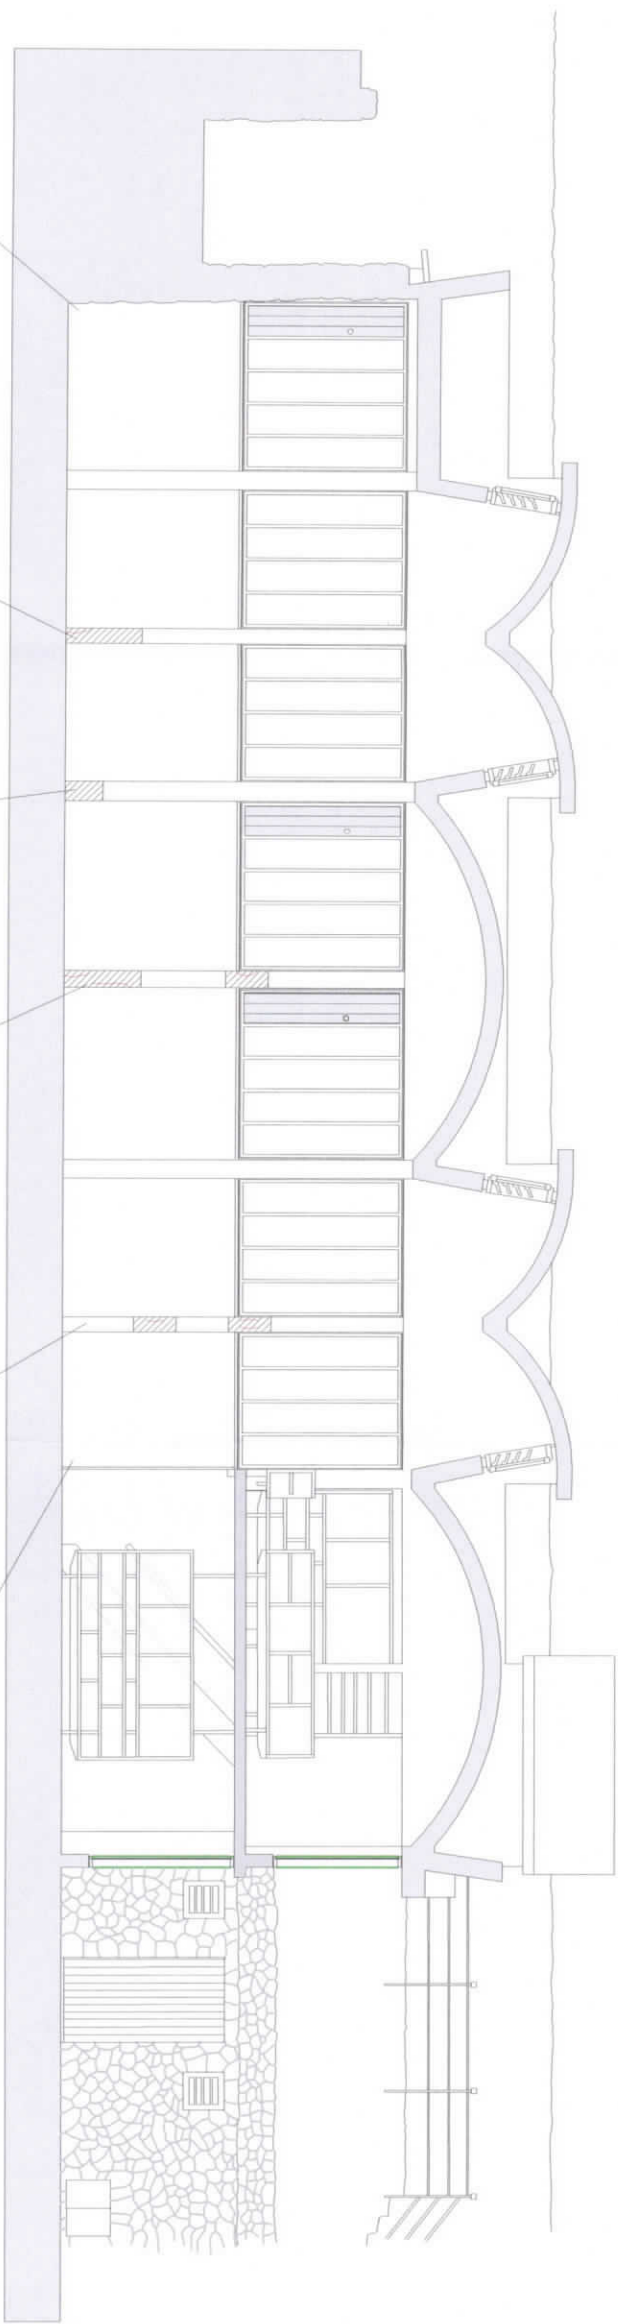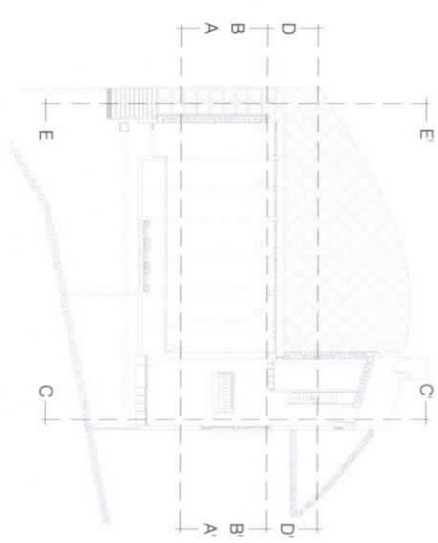

P.13
Humitat pilar
Humitat mur



P.15
Fissures base pilar



P.16
Humitats



P.17
Fissures pilar





P.19
Fissures pilar



Mur
Humitats



SECCIÓ A-A'

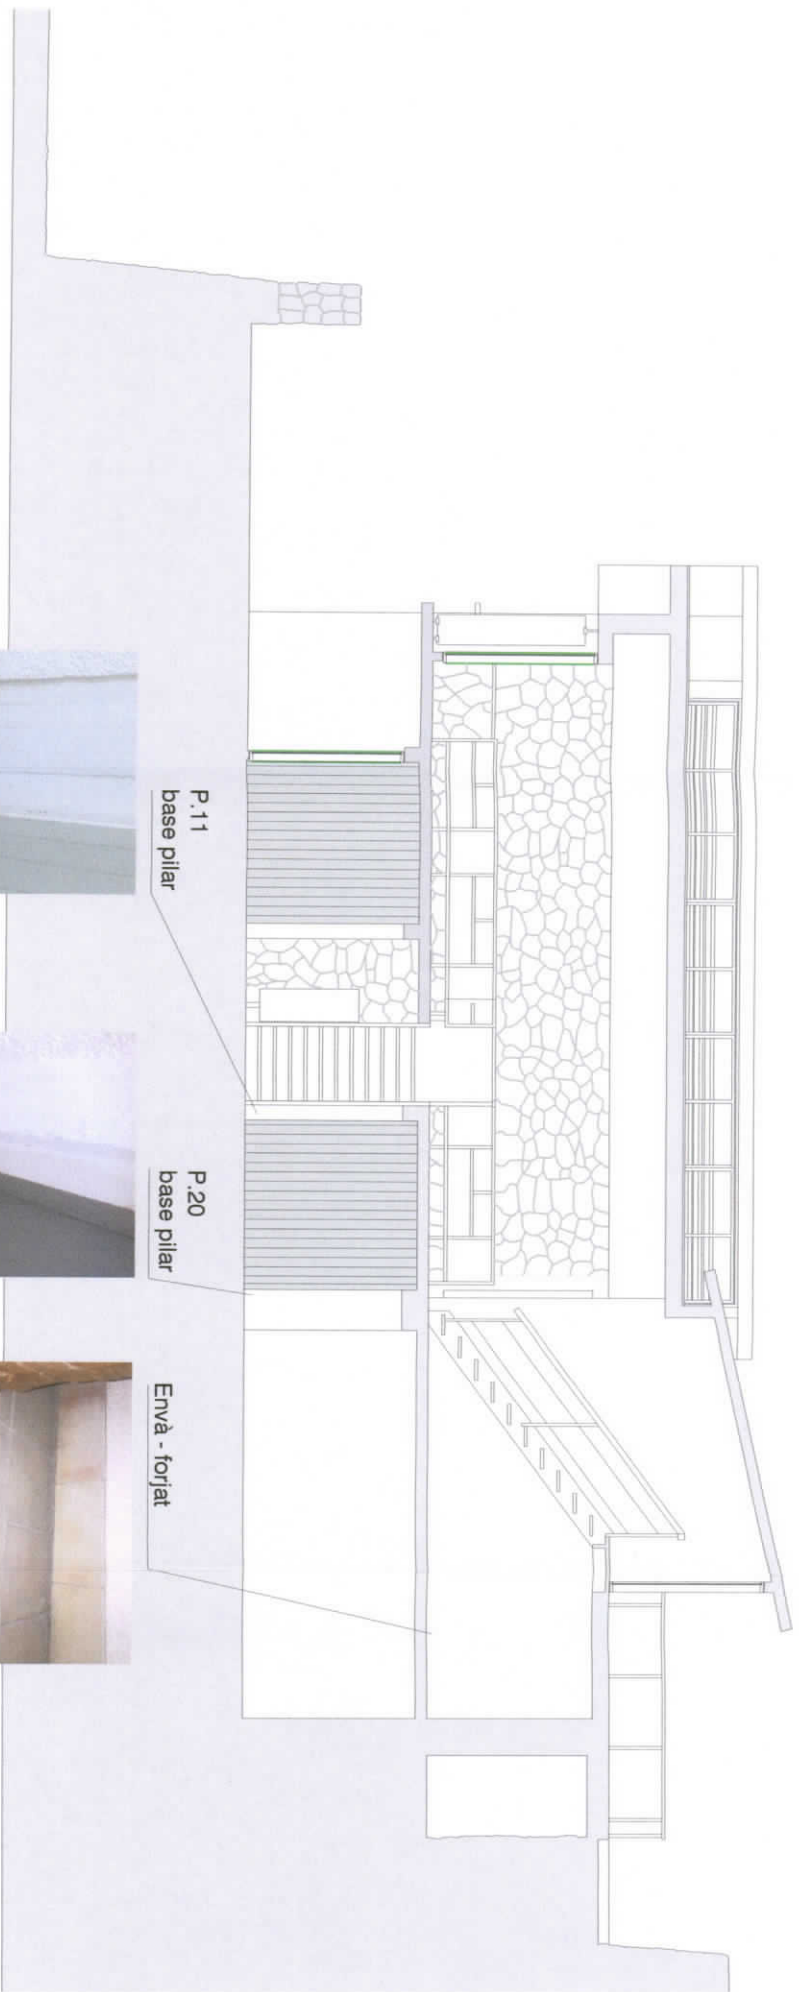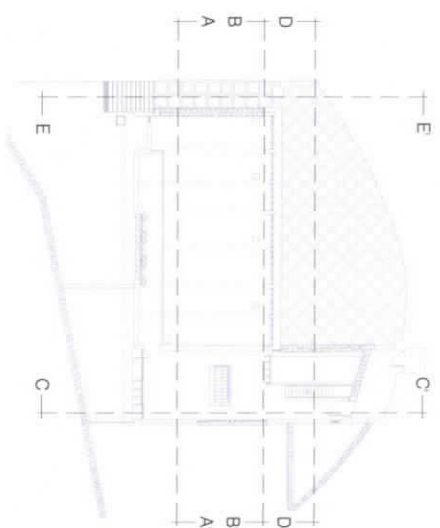

P.11
base pilar




P.20
base pilar



Enva - forjat

SECCIÓ C-C'

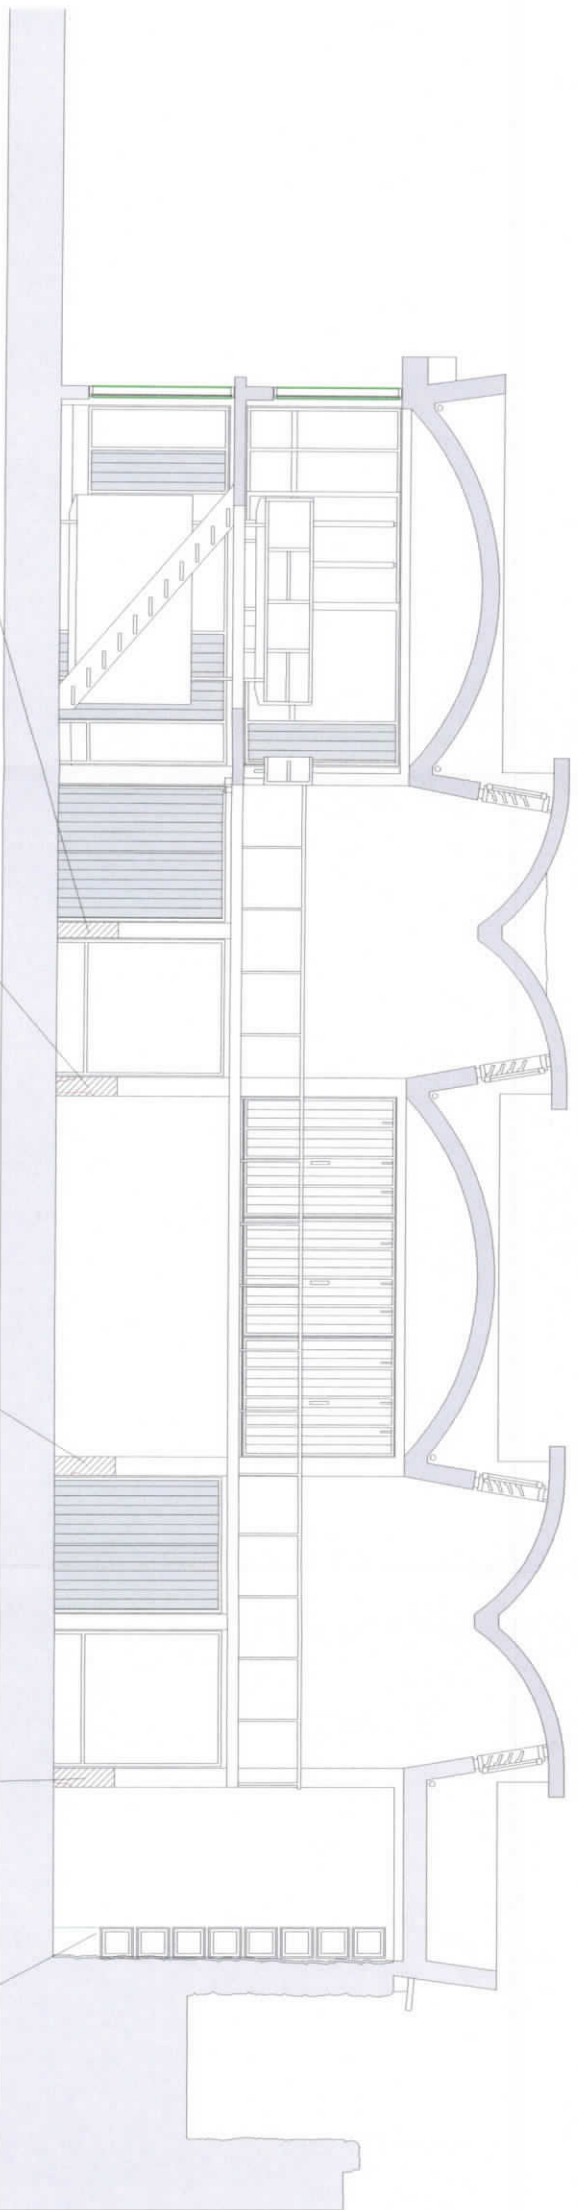

P.6
Base pilar



P.5
Fissures base pilar



P.4
Fissures base pilar




P.2
Fissures base pilar




P.1
Fissures base pilar

SECCIÓ B-B'

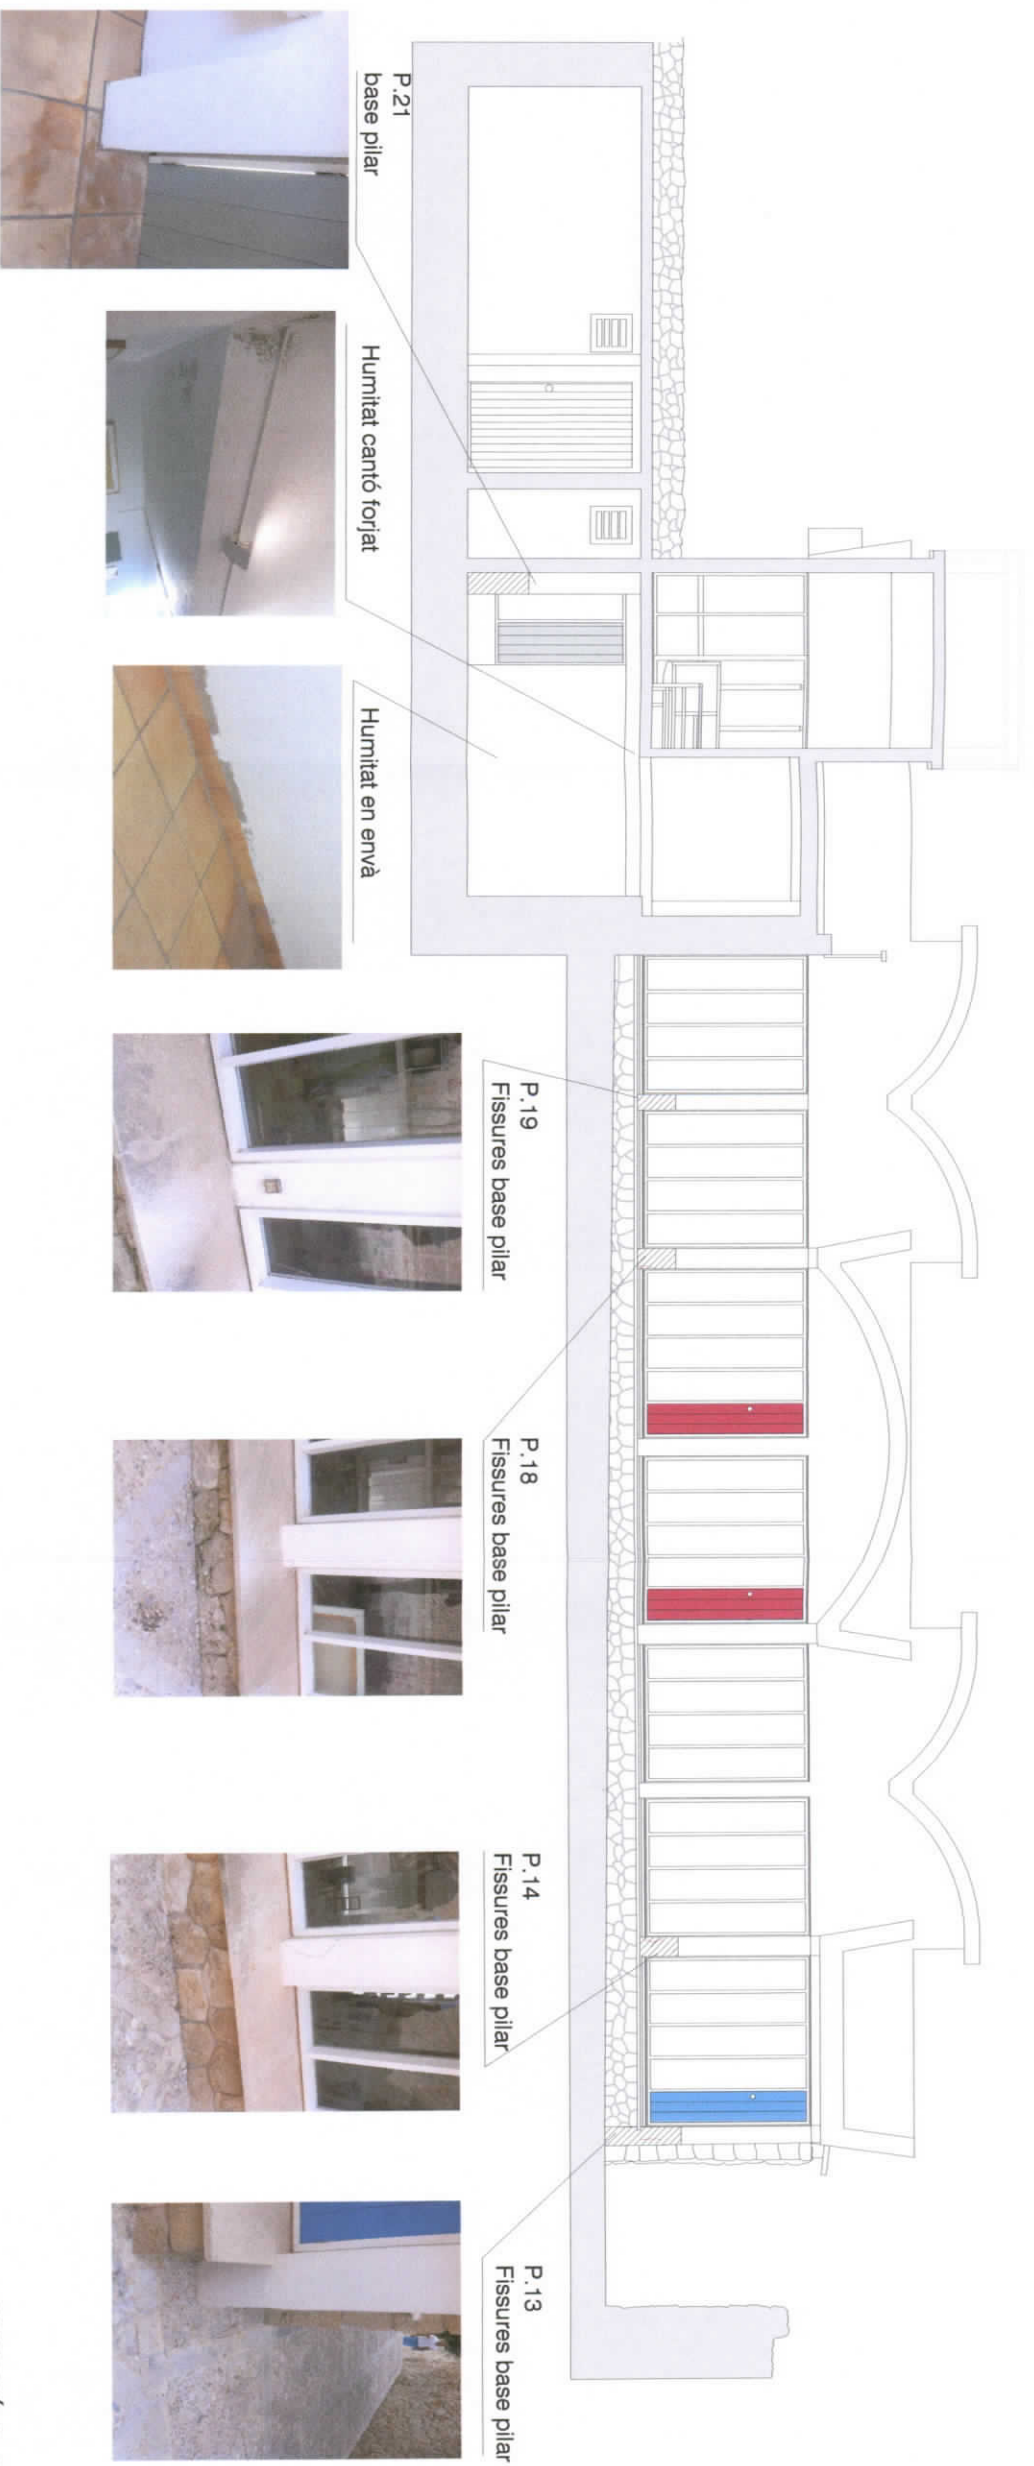

SECCIÓ D-D'

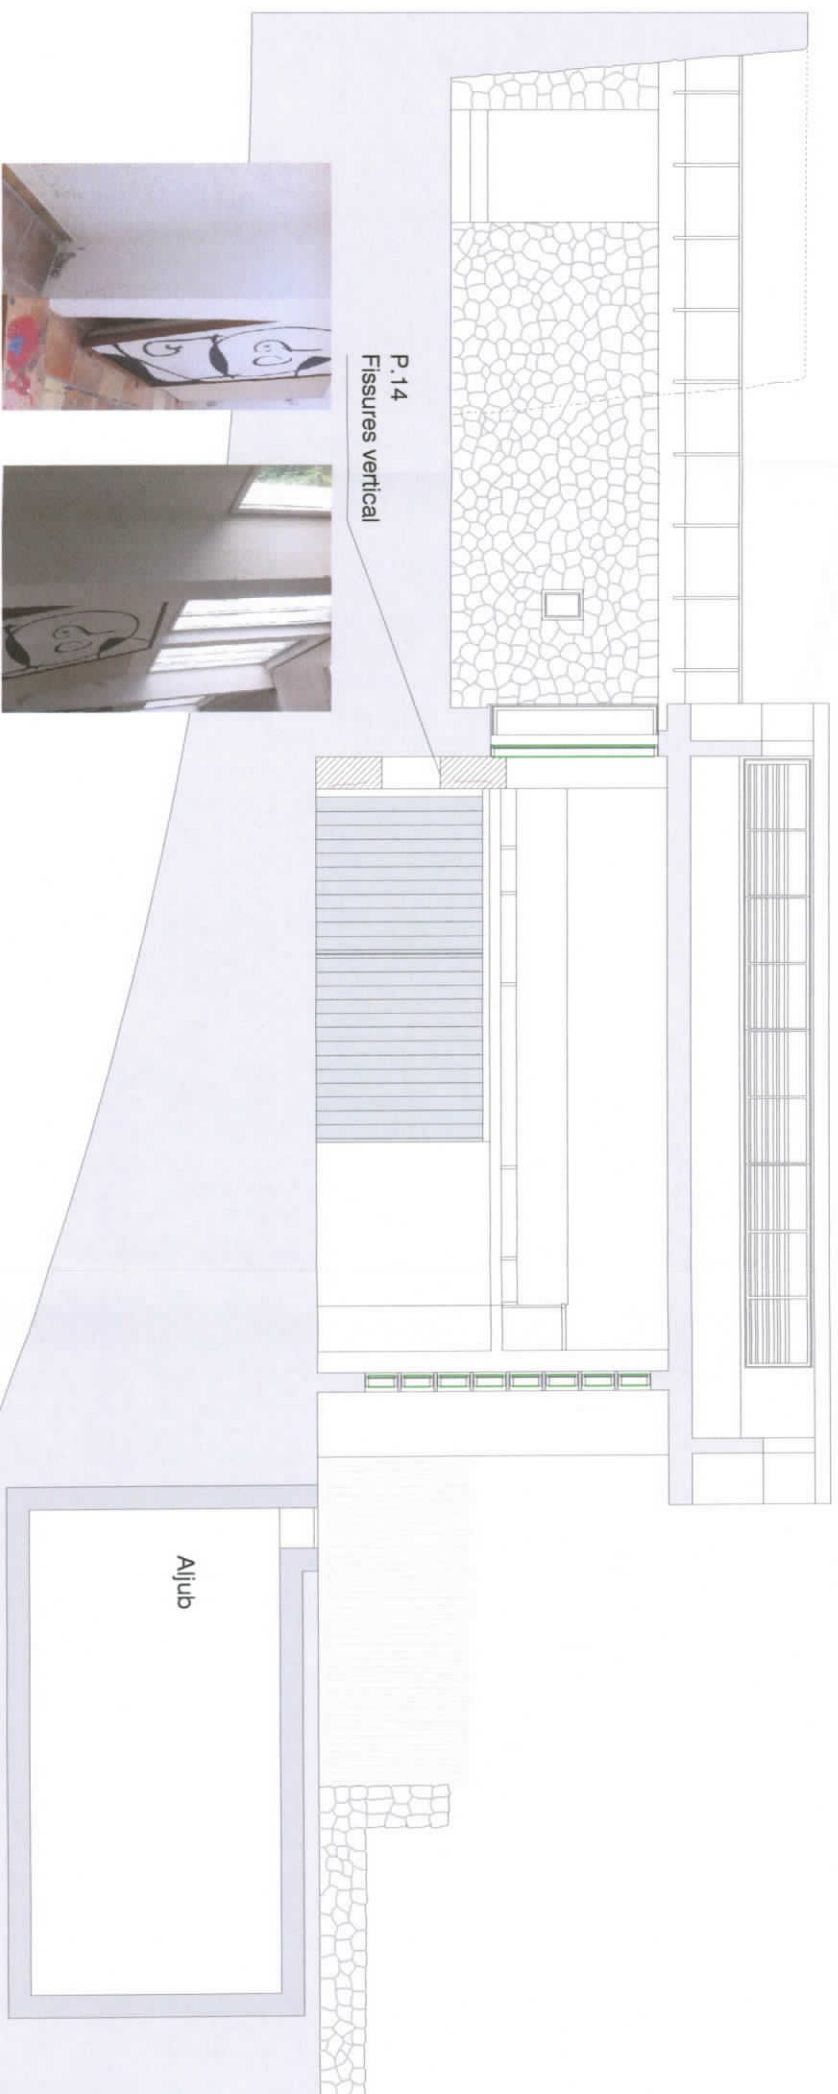

SECCIÓ E-E'

PROJECTE:
 Obres de reparació
 al taller Sert de la
 Fundació Pilar i Joan Miró


EMPLAÇAMENT
 C/ Juan de Saridakis, nº-35
 Cala Major

AUTOR DEL PROJECTE
 Antoni Sbert Casasayas
 Arquitecte municipal

COL·LABORADORS
 Eva Borràs Roig
 Arquitecta tècnica municipal
 José M^a Picornell Lliteras
 Delineant municipal

PLÀNOL DE
 Planta baixa
 Intervencions

ESCALA
 1/100
 DATA
 JULIOL - 2016

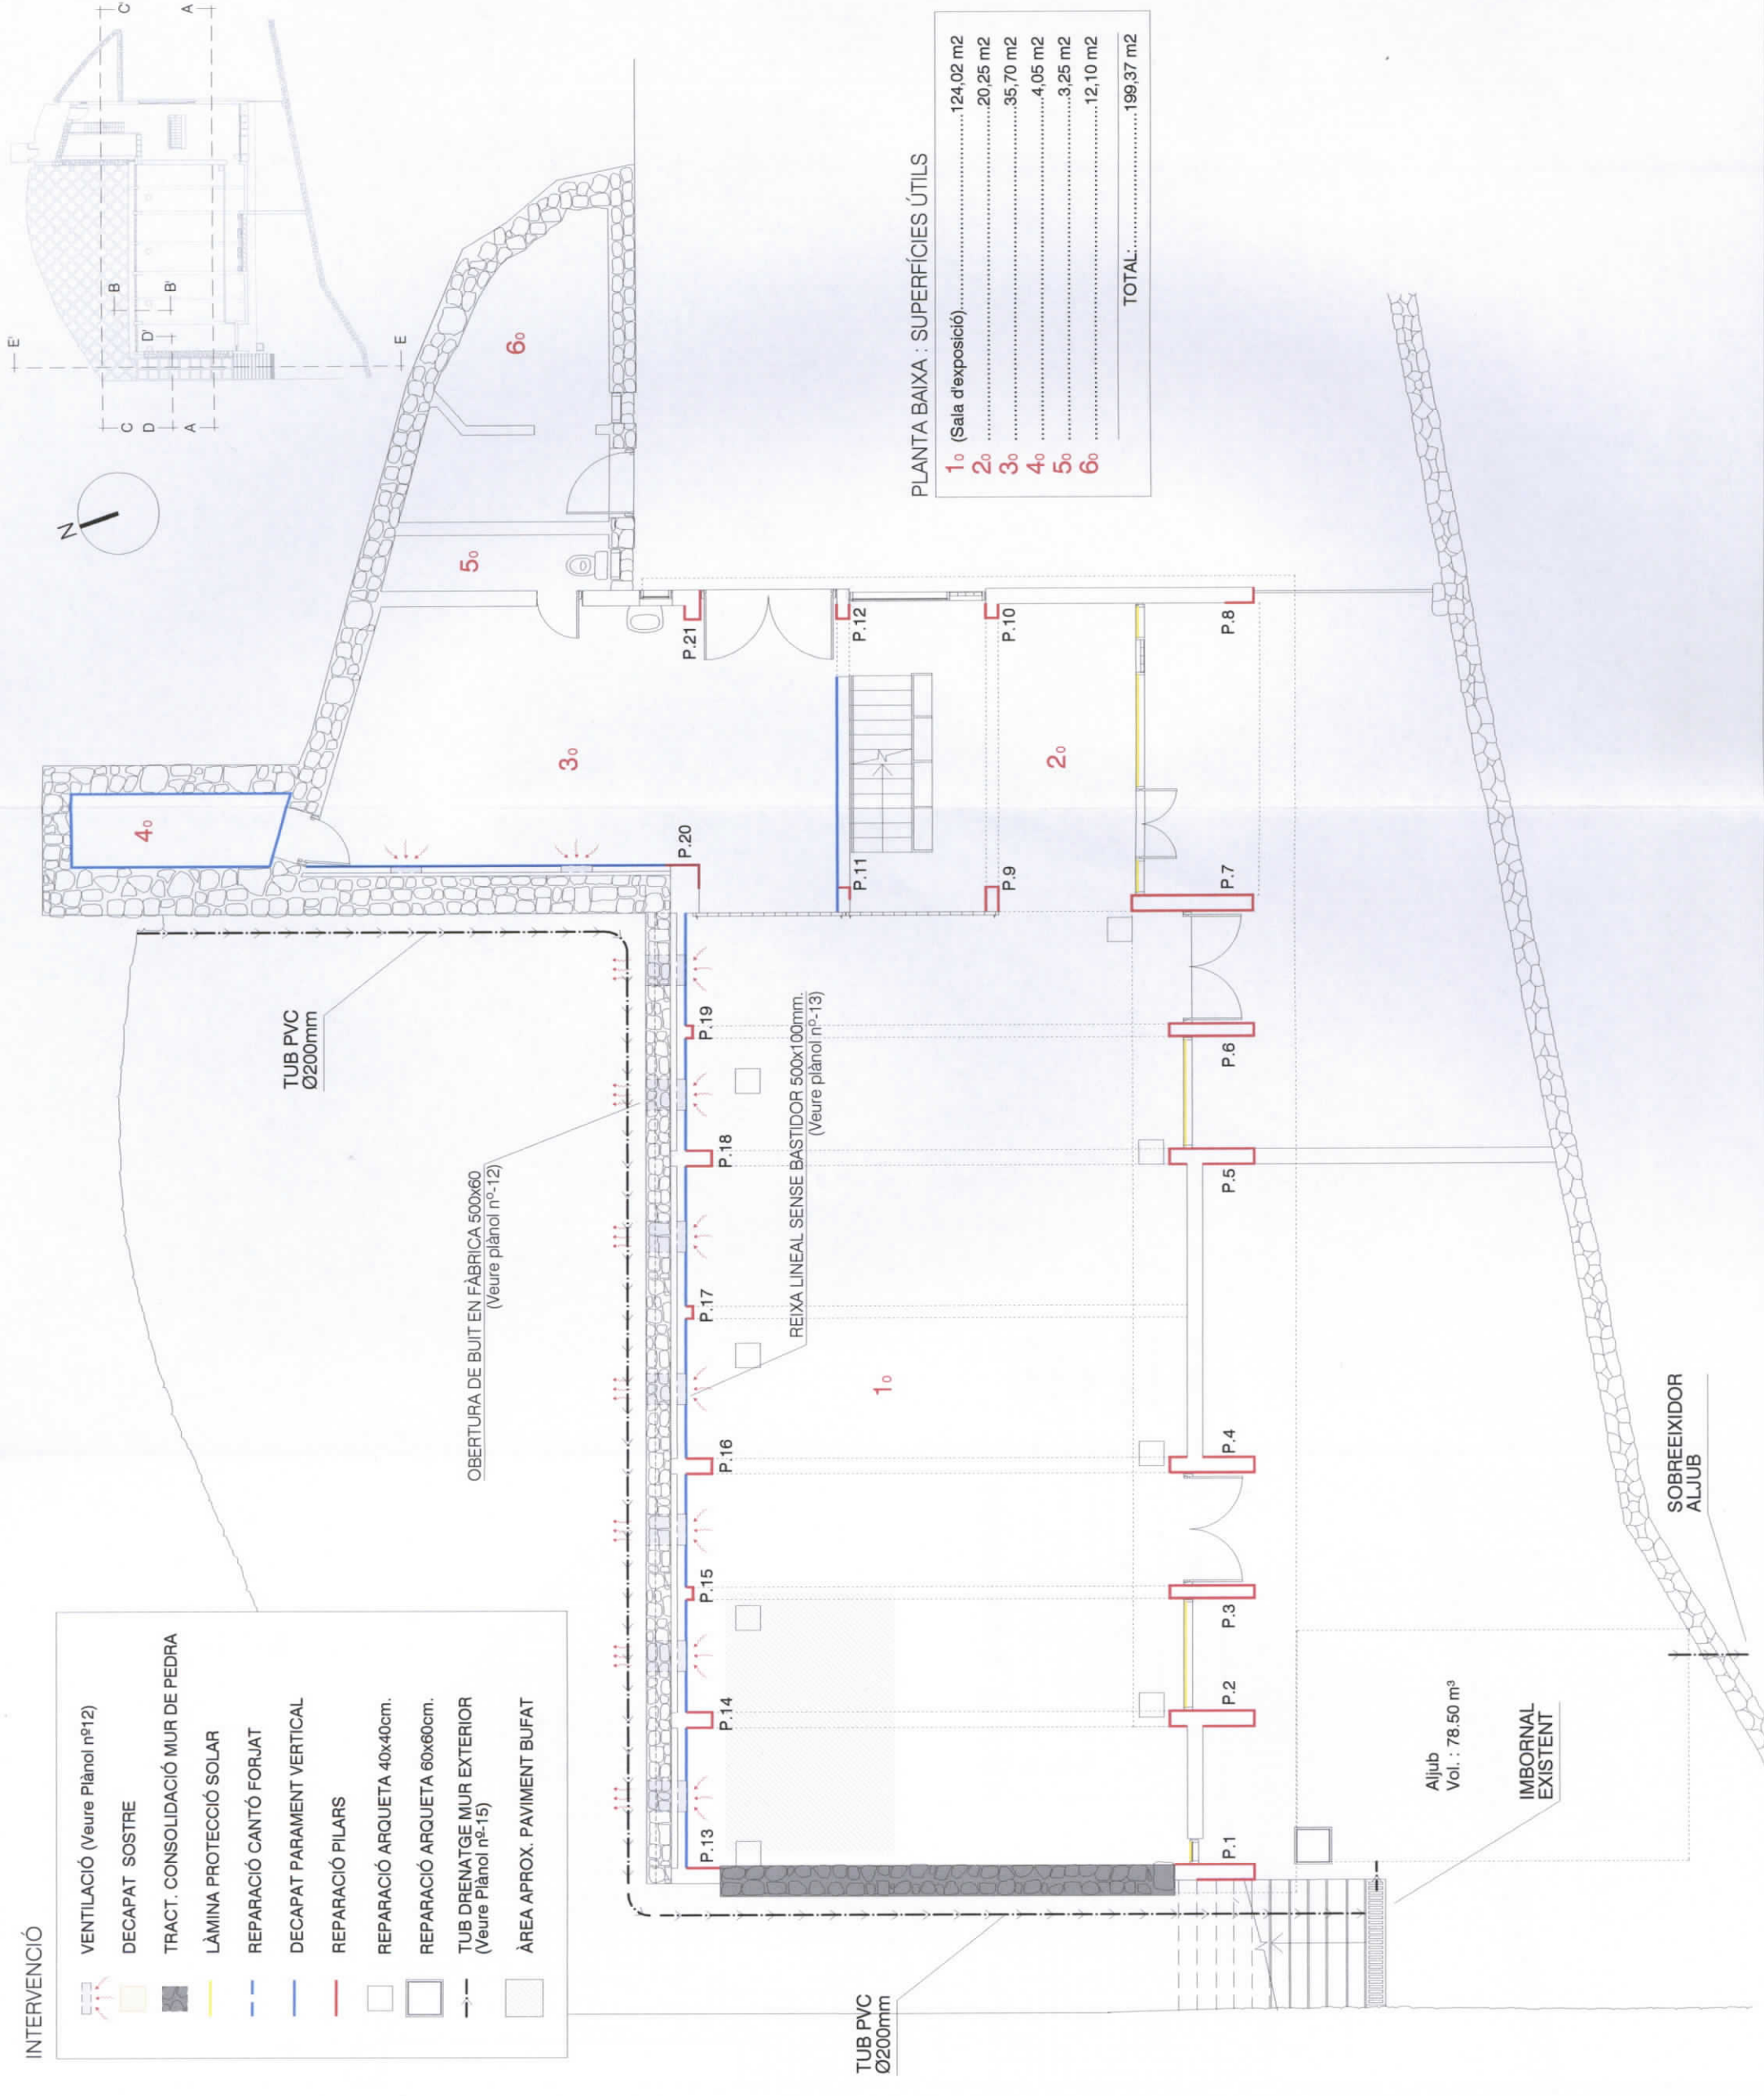

PLANTA BAIXA : SUPERFÍCIES ÚTILS

1 ^o (Sala d'exposició)	124,02 m ²
2 ^o	20,25 m ²
3 ^o	35,70 m ²
4 ^o	4,05 m ²
5 ^o	3,25 m ²
6 ^o	12,10 m ²
TOTAL	199,37 m²

- INTERVENCIÓ**
- VENTILACIÓ (Veure Plànol nº12)
 - DECAPAT SOSTRE
 - TRACT. CONSOLIDACIÓ MUR DE PEDRA
 - LÀMINA PROTECCIÓ SOLAR
 - REPARACIÓ CANTÓ FORJAT
 - DECAPAT PARAMENT VERTICAL
 - REPARACIÓ PILARS
 - REPARACIÓ ARQUETA 40x40cm.
 - REPARACIÓ ARQUETA 60x60cm.
 - TUB DRENATGE MUR EXTERIOR (Veure Plànol nº-15)
 - ÀREA APROX. PAVIMENT BUFAT

TUB PVC Ø200mm

OBERTURA DE BUIT EN FÀBRICA 500x60 (Veure plànol nº-12)

REIXA LINEAL SENSE BASTIDOR 500x100mm. (Veure plànol nº-13)


Ajjub Vol. : 78.50 m³

IMBORNAL EXISTENT

SOBREEIXIDOR ALJUB


INTERVENCIÓ

-  VENTILACIÓ (Veure Plànol nº12)
-  DECAPAT SOSTRE
-  TRACT. CONSOLIDACIÓ MUR DE PEDRA
-  LÀMINA PROTECCIÓ SOLAR
-  REPARACIÓ CANTÓ FORJAT
-  DECAPAT PARAMENT VERTICAL
-  REPARACIÓ PILARS
-  REPARACIÓ ARQUETA 40X40cm.
-  REPARACIÓ ARQUETA 60X60cm.
-  TUB DRENATGE MUR EXTERIOR (Veure Plànol nº-15)
-  ÀREA APROX. PAVIMENT BUFAT

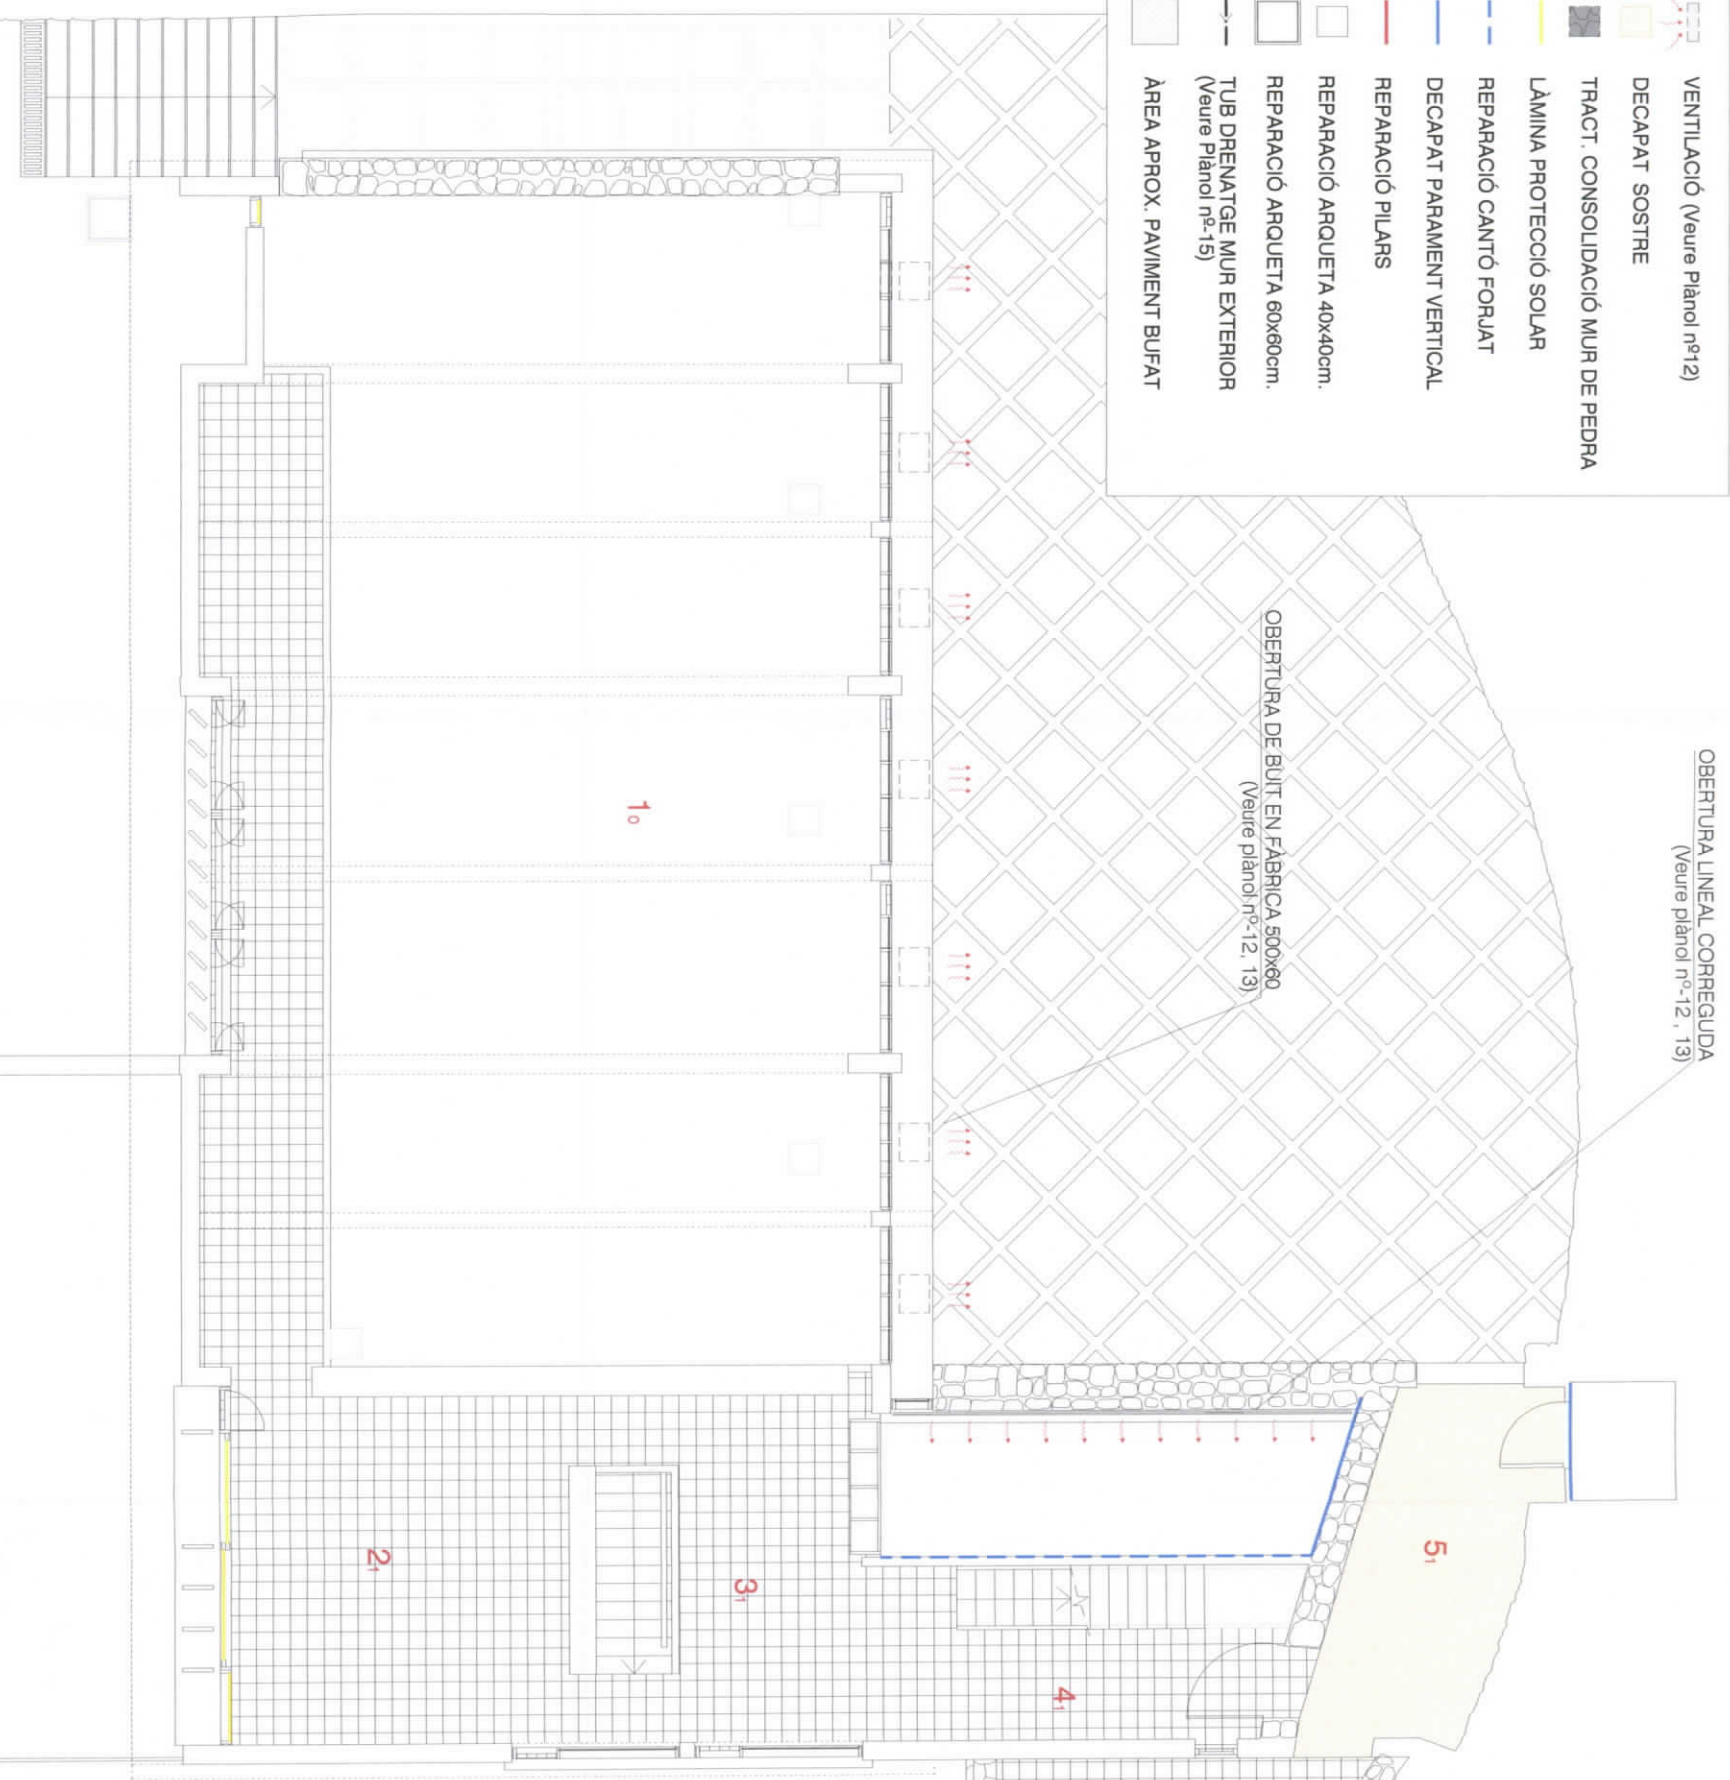

OBERTURA LINEAL CORREGUDA
(Veure plànol nº-12, 13)



OBERTURA DE BUIT EN FÀBRICA 500X60
(Veure plànol nº-12, 13)

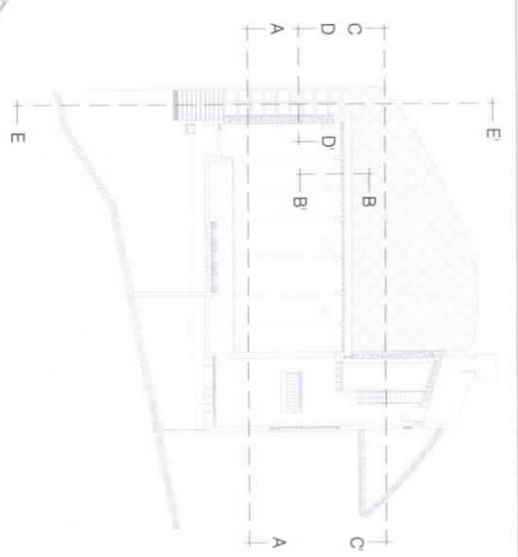


Sup. útil:
15,17 m²

PLANTA PIS : SUPERFÍCIES ÚTILS

2	41,30 m2
3	12,55 m2
4	8,95 m2
2, 3, 4	62,80 m2
5	13,55 m2
TOTAL	76,35 m2

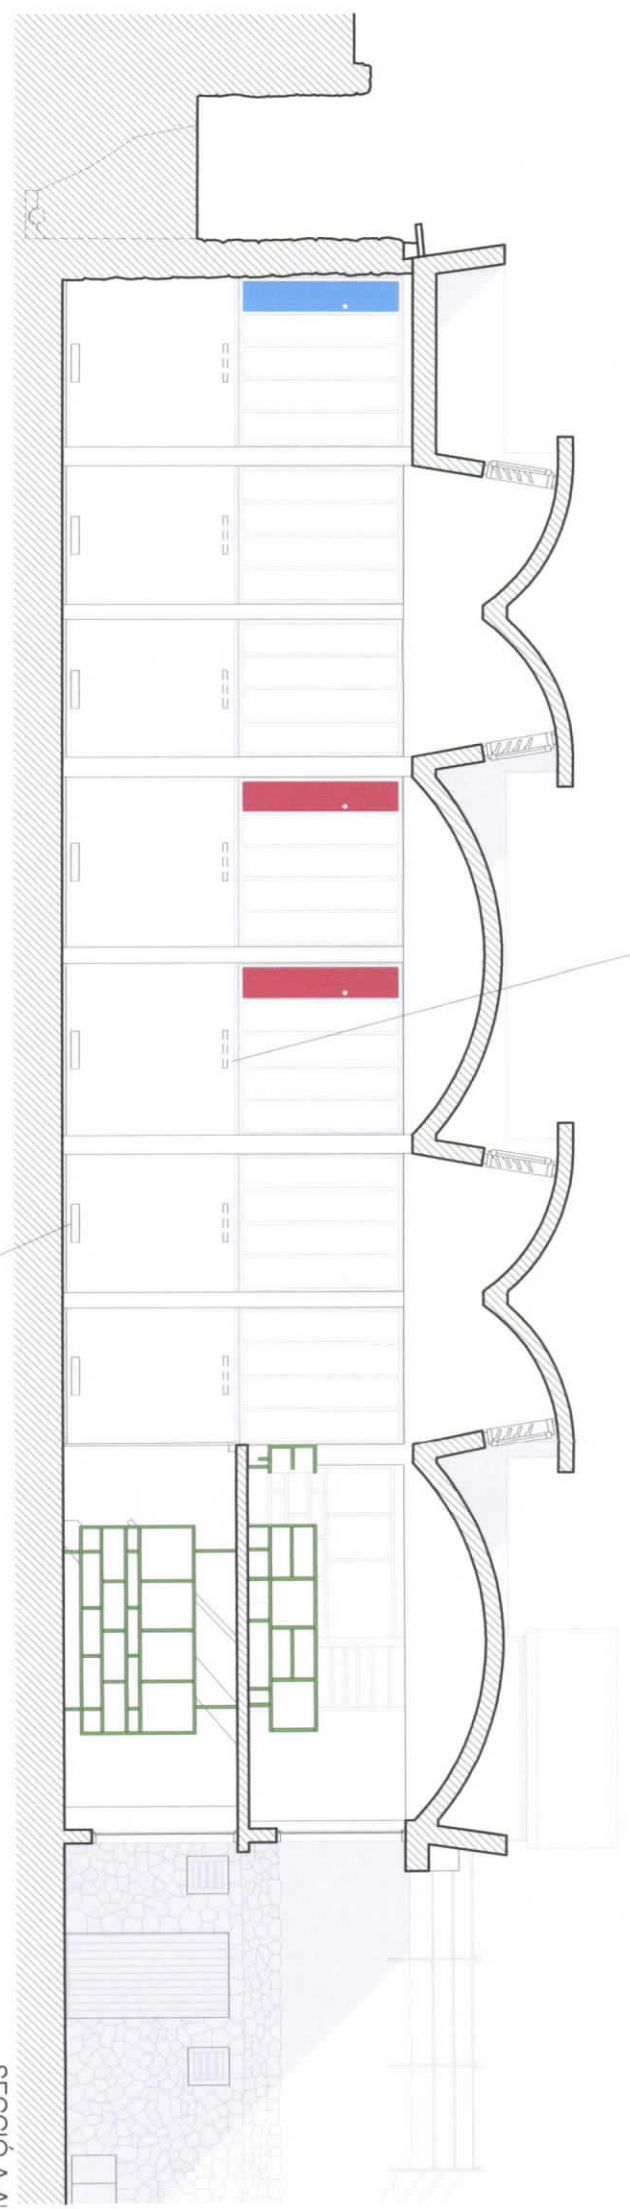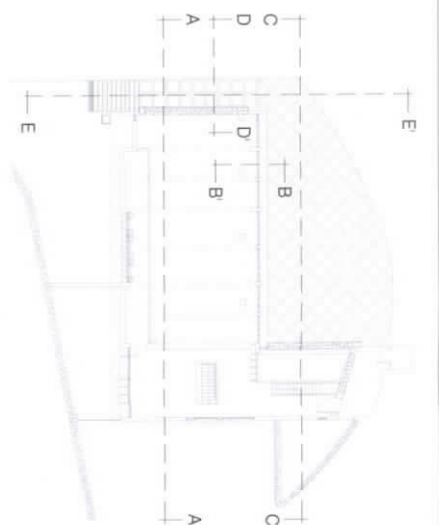

SECCIÓ A-A

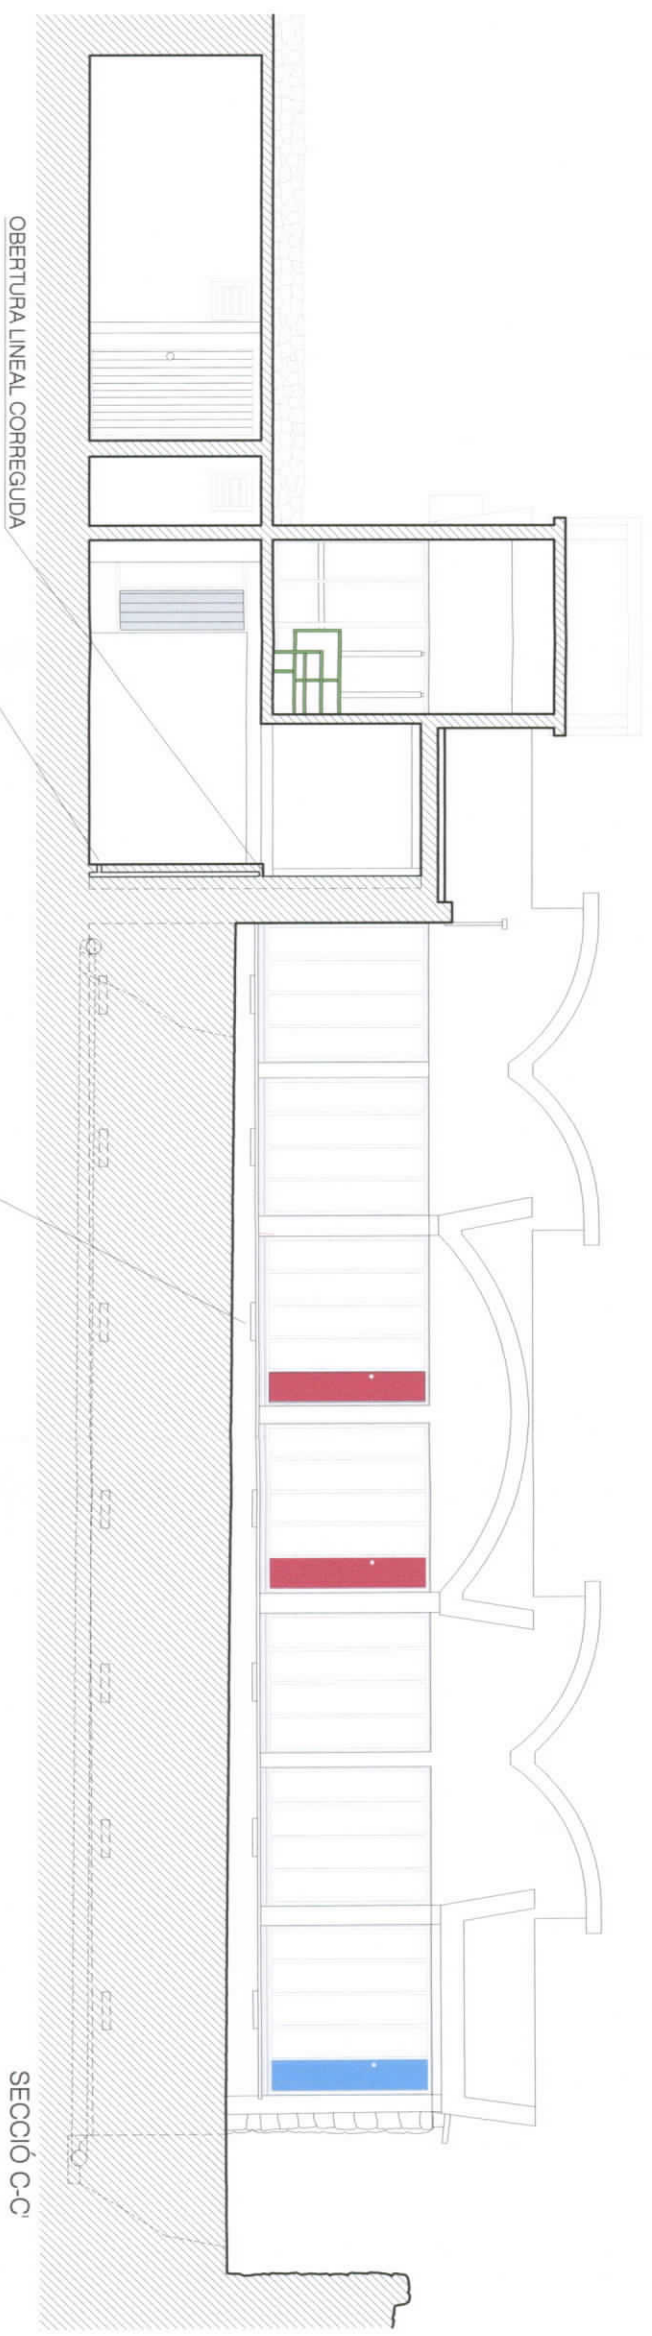

SECCIÓ C-C

PROJECTE
 Obres de reparació
 al taller Sert de la
 Fundació Pilar i Joan Miró





EMPLAÇAMENT
 C/ Juan de Saridakis, n.º 35
 Cala Major

AUTORI DEL PROJECTE
 Antoni Sbert Casasayas
 Arquitecte municipal





DOL LABORANTORS
 Eva Borràs Roig
 Arquitecta tècnica municipal
 José M^a Picornell Lliteras
 Delineant municipal


PLÀNOL DE
 Instal·lació
 Ventilació

ESCALA
 1/100 ; 1/50
DATA
 JULIOL - 2016

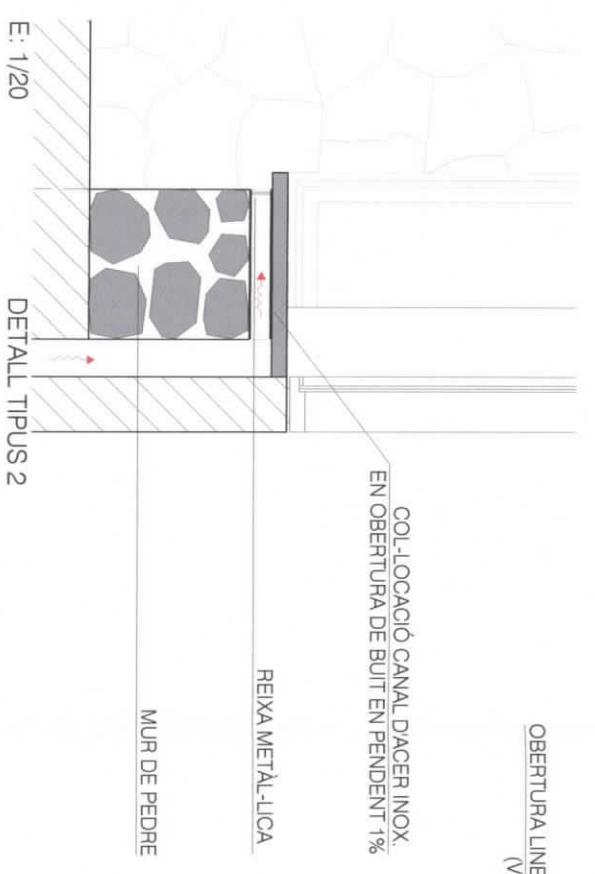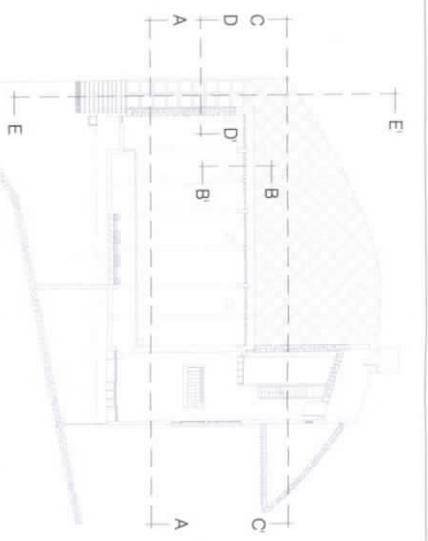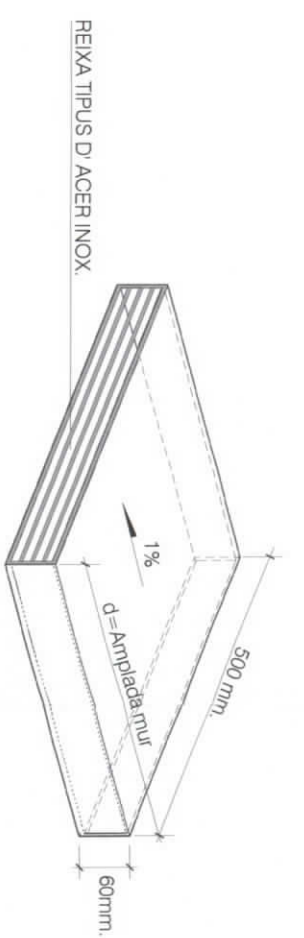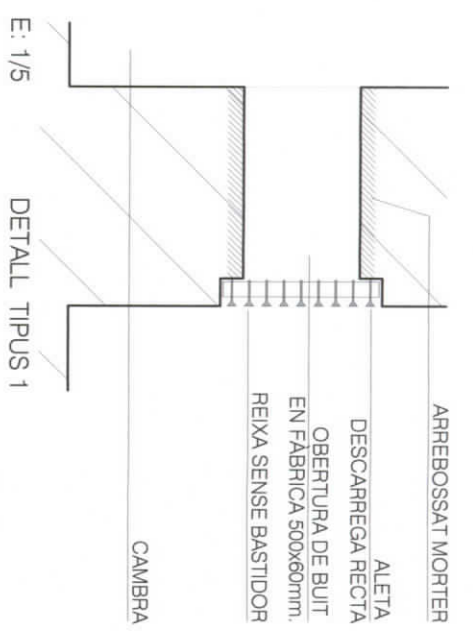

REIXA LINEAL SENSE BASTIDOR
 500x100mm.

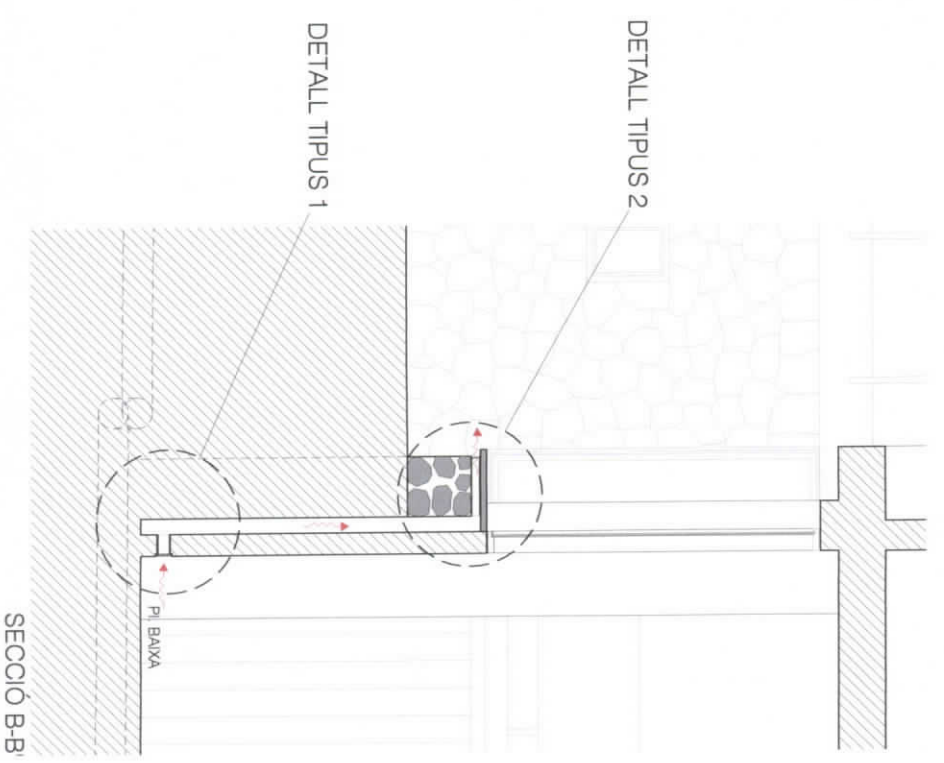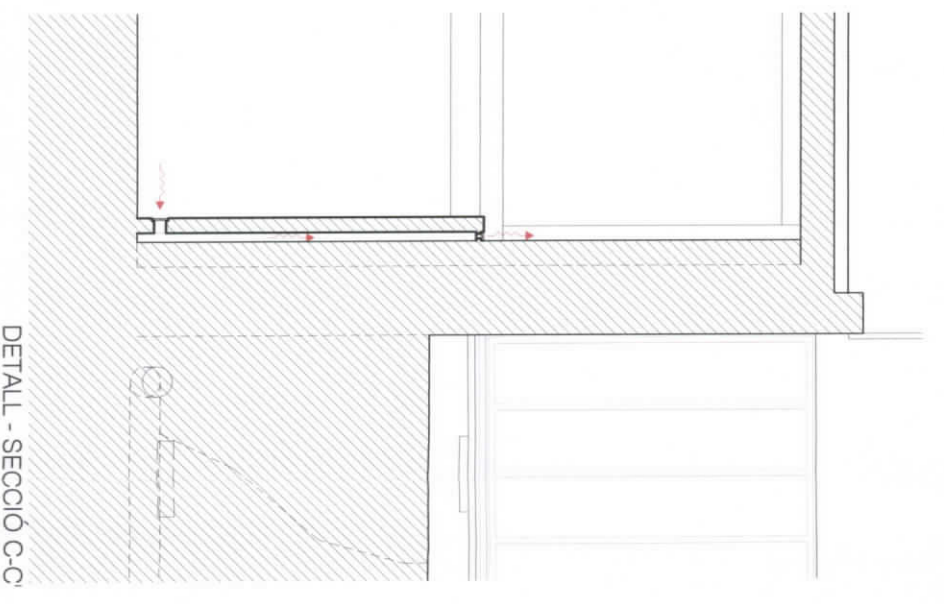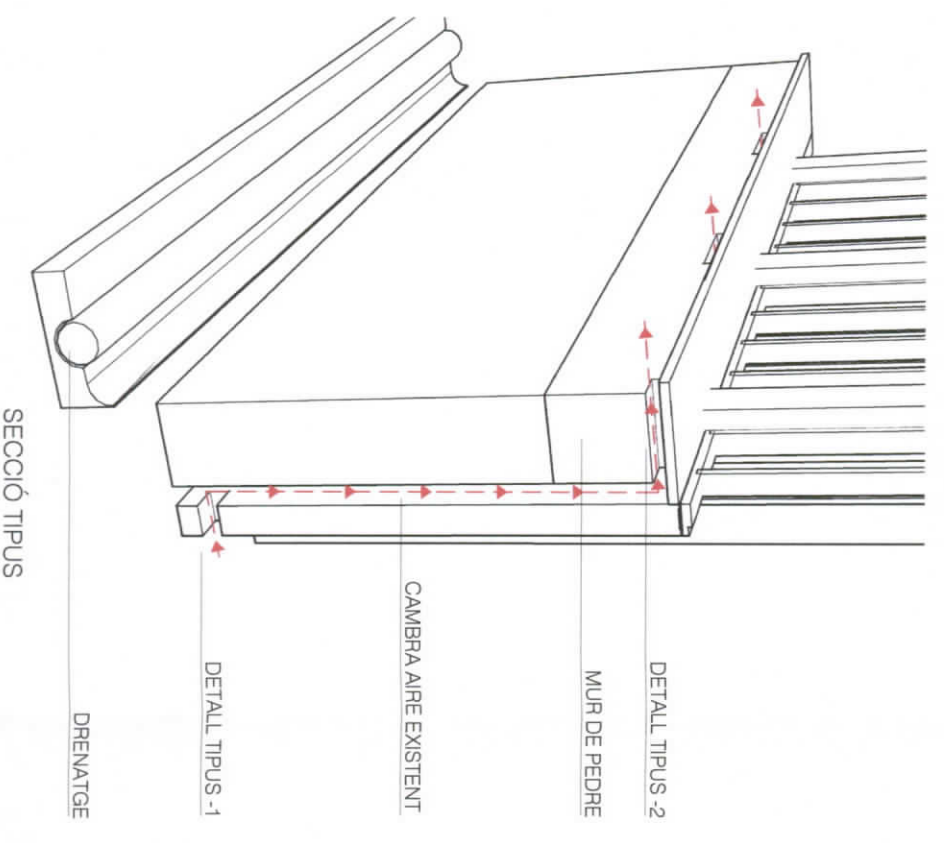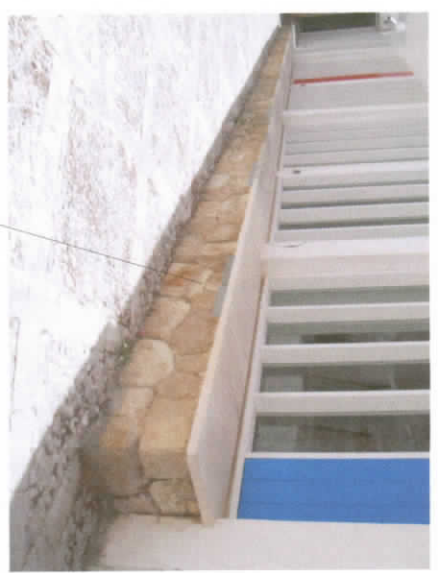

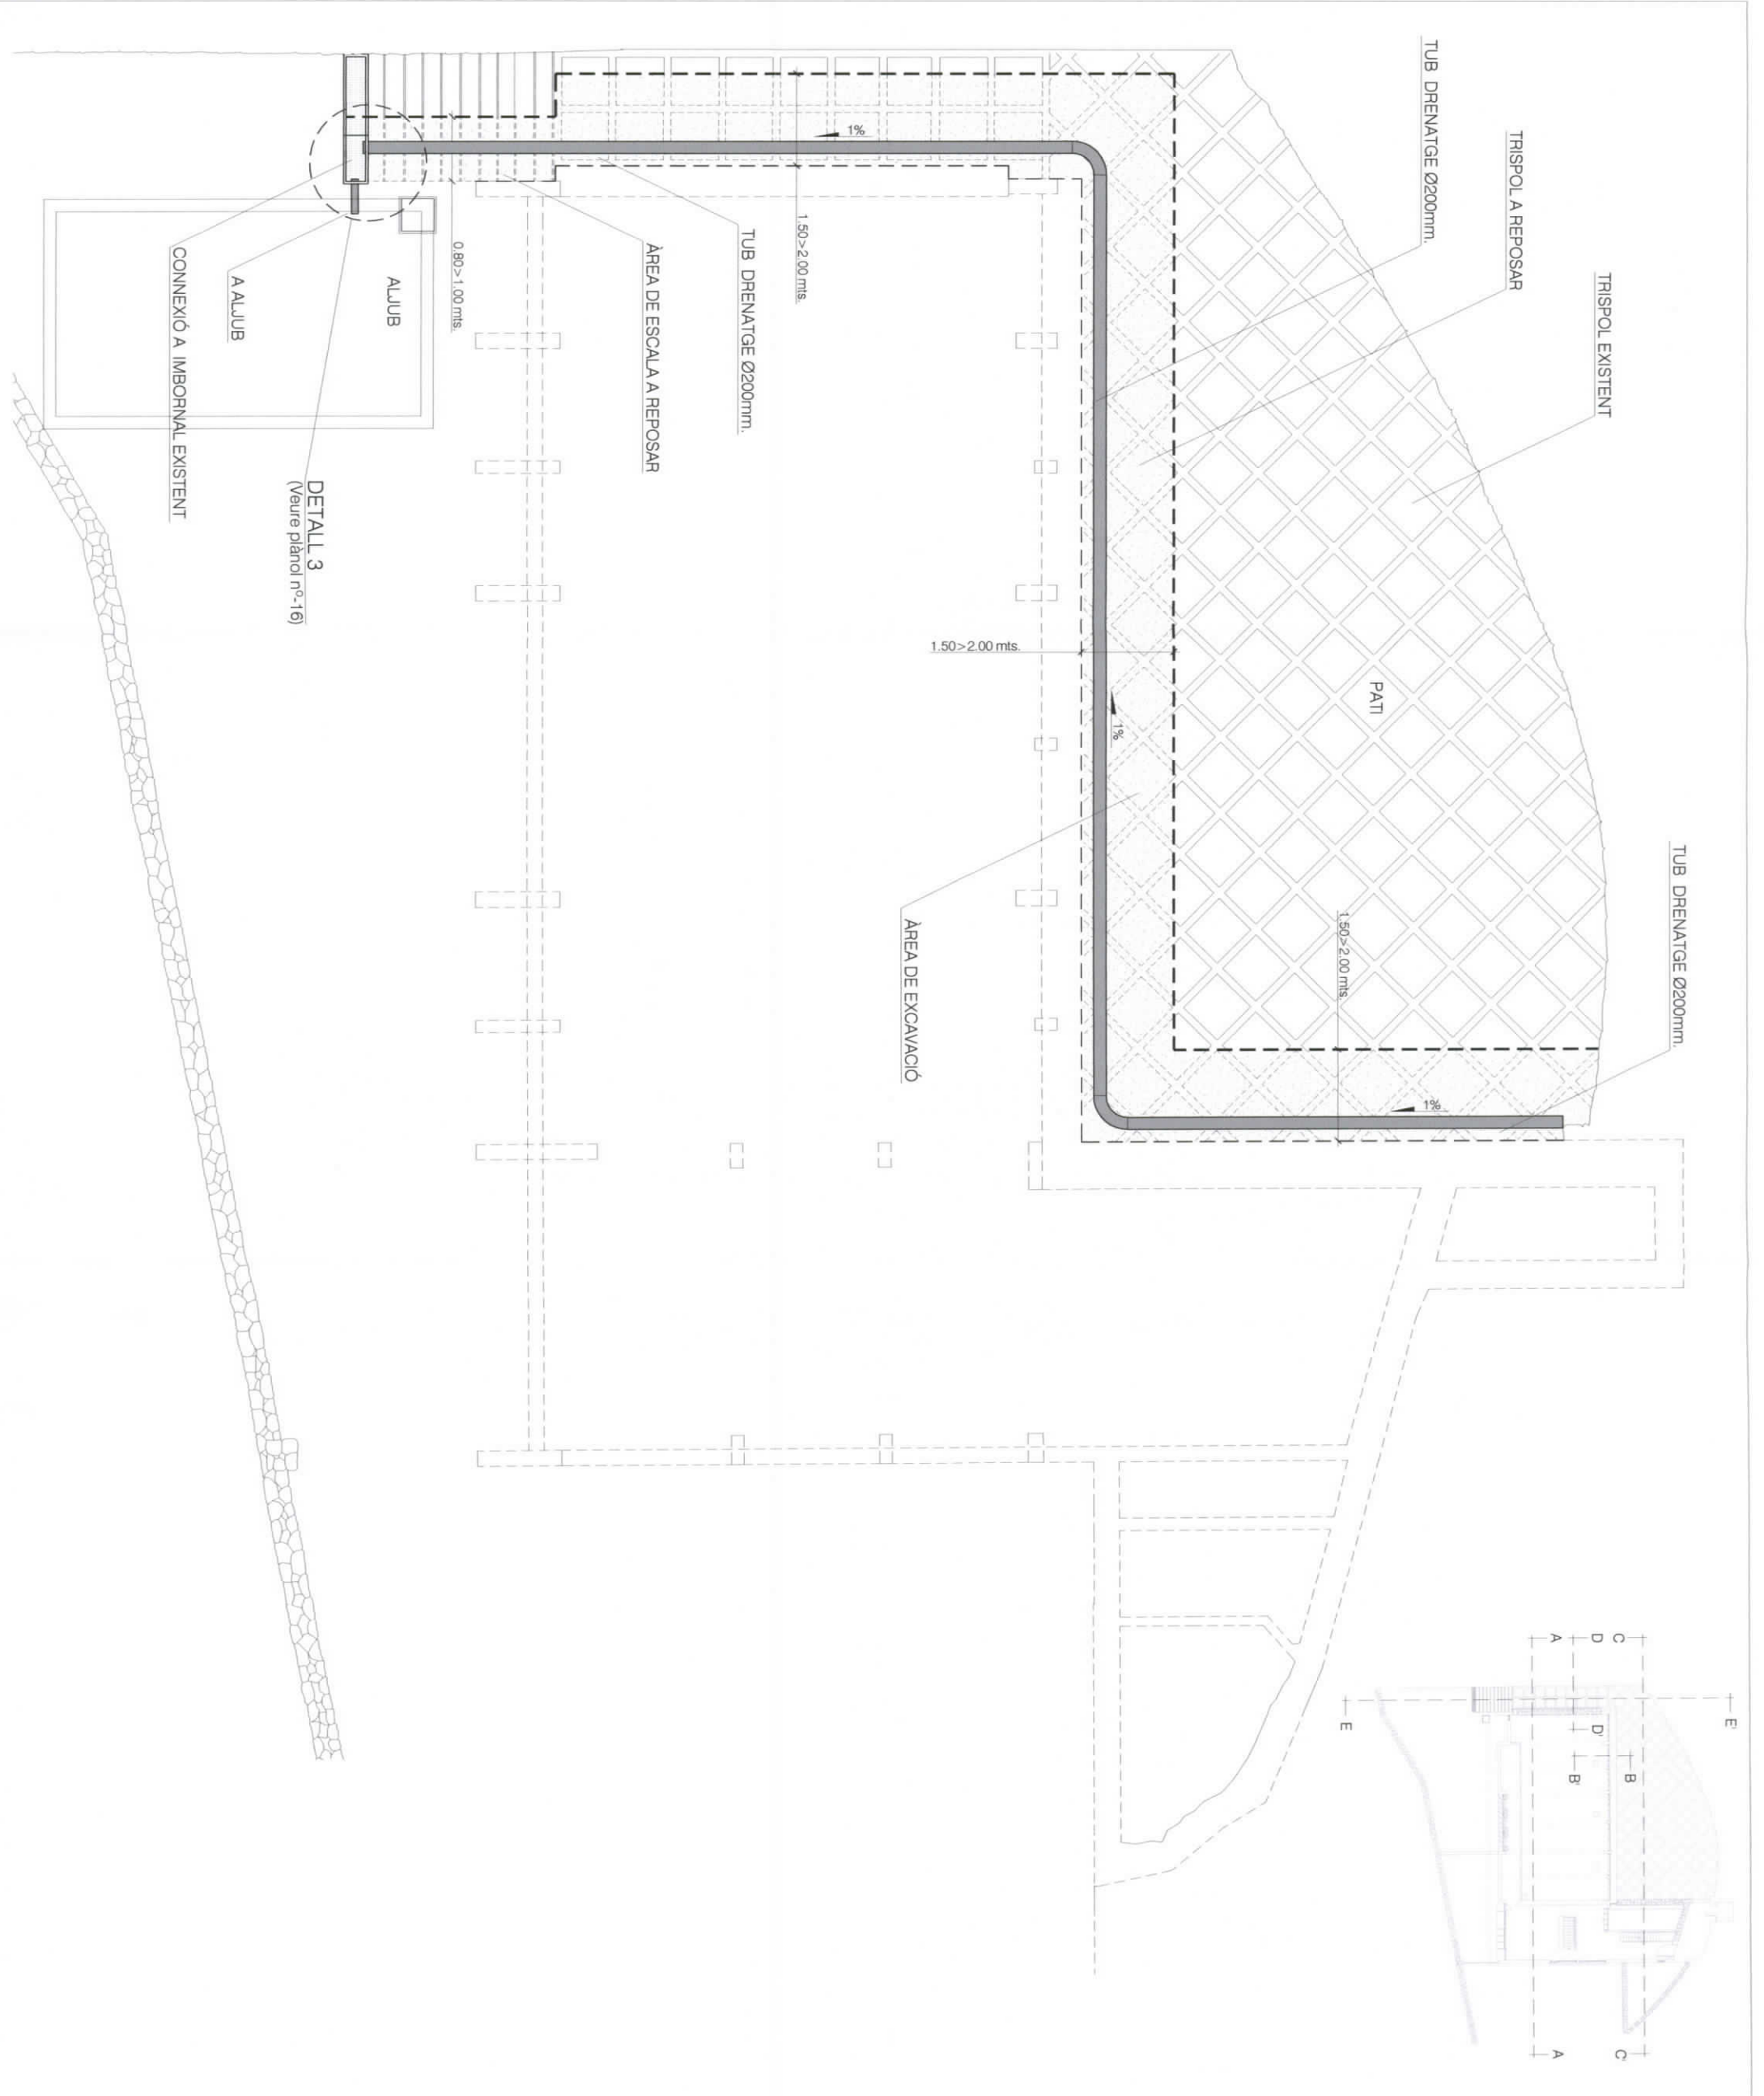

PROJECTE:
 Obres de reparació
 al taller Sert de la
 Fundació Pilar i Joan Miró






EMPLAÇAMENT:
 C/ Juan de Saridakis, nº-35
 Cala Major

AUTOR DEL PROJECTE:
 Antoni Sbert Casasayas
 Arquitecte municipal

COL·LABORADORS:
 Eva Borràs Roig
 Arquitecta tècnica municipal
 José M^a Picornell Lliteras
 Delineant municipal

PLÀNOL DE:
 Instal·lació
 Drenatge

ESCALA:
 1/100
DATA:
 JULIOL - 2016

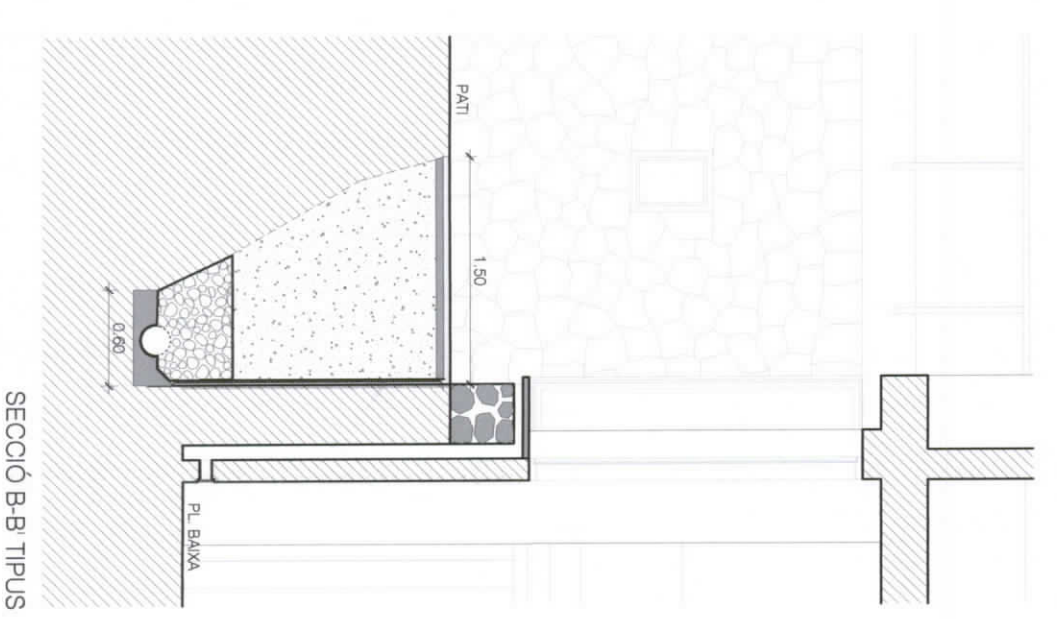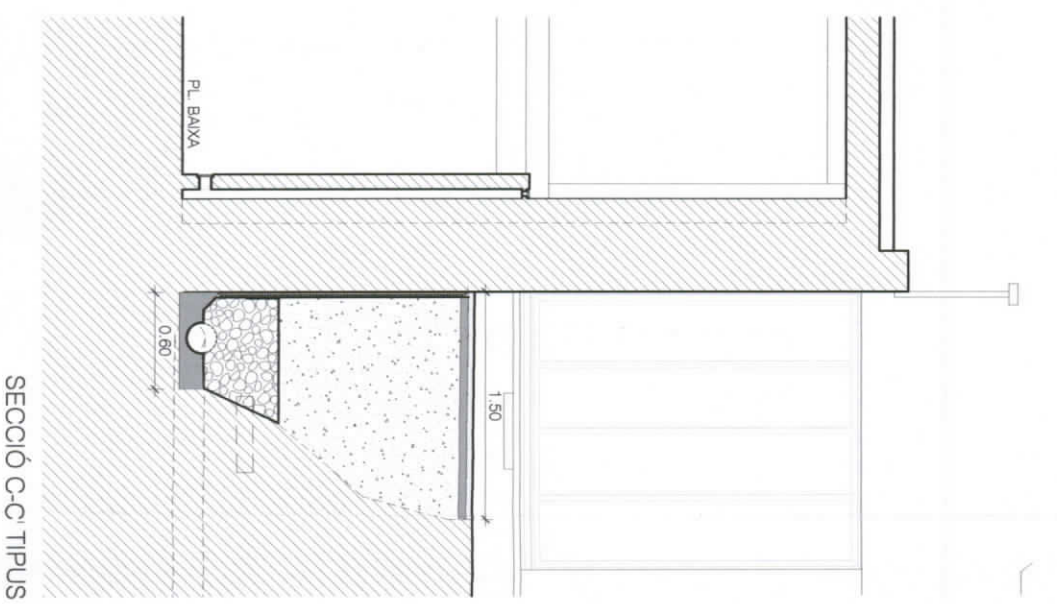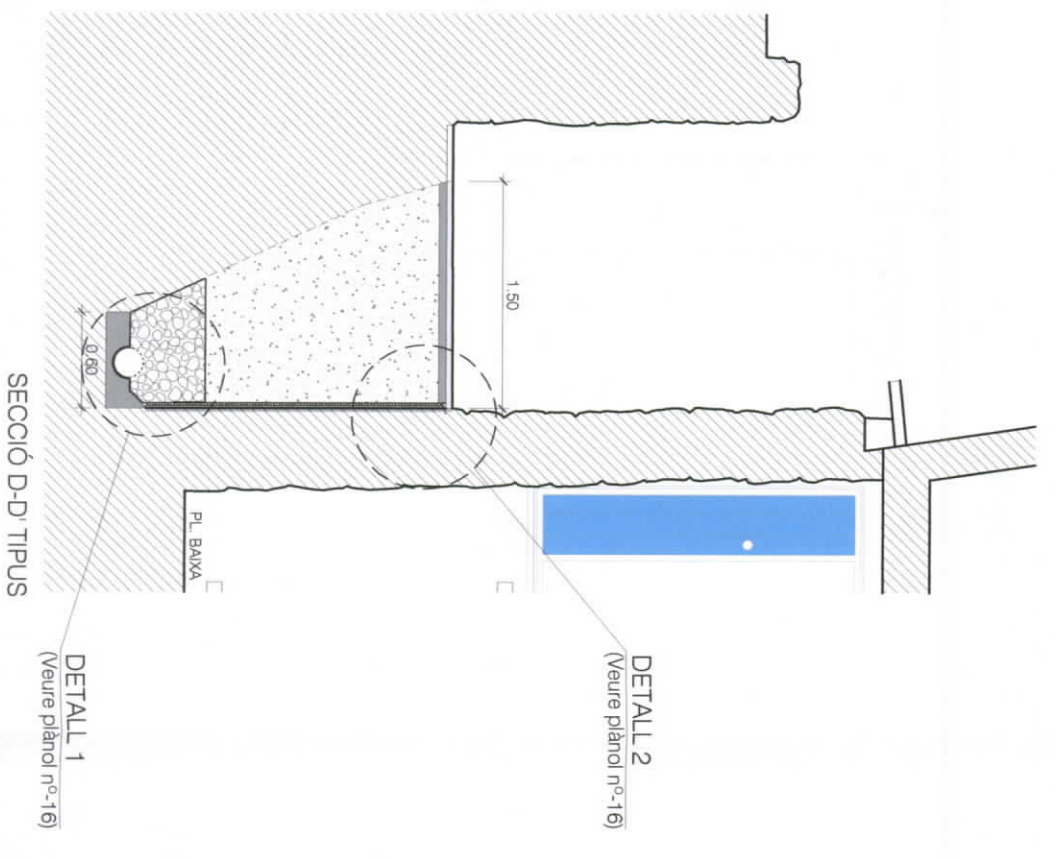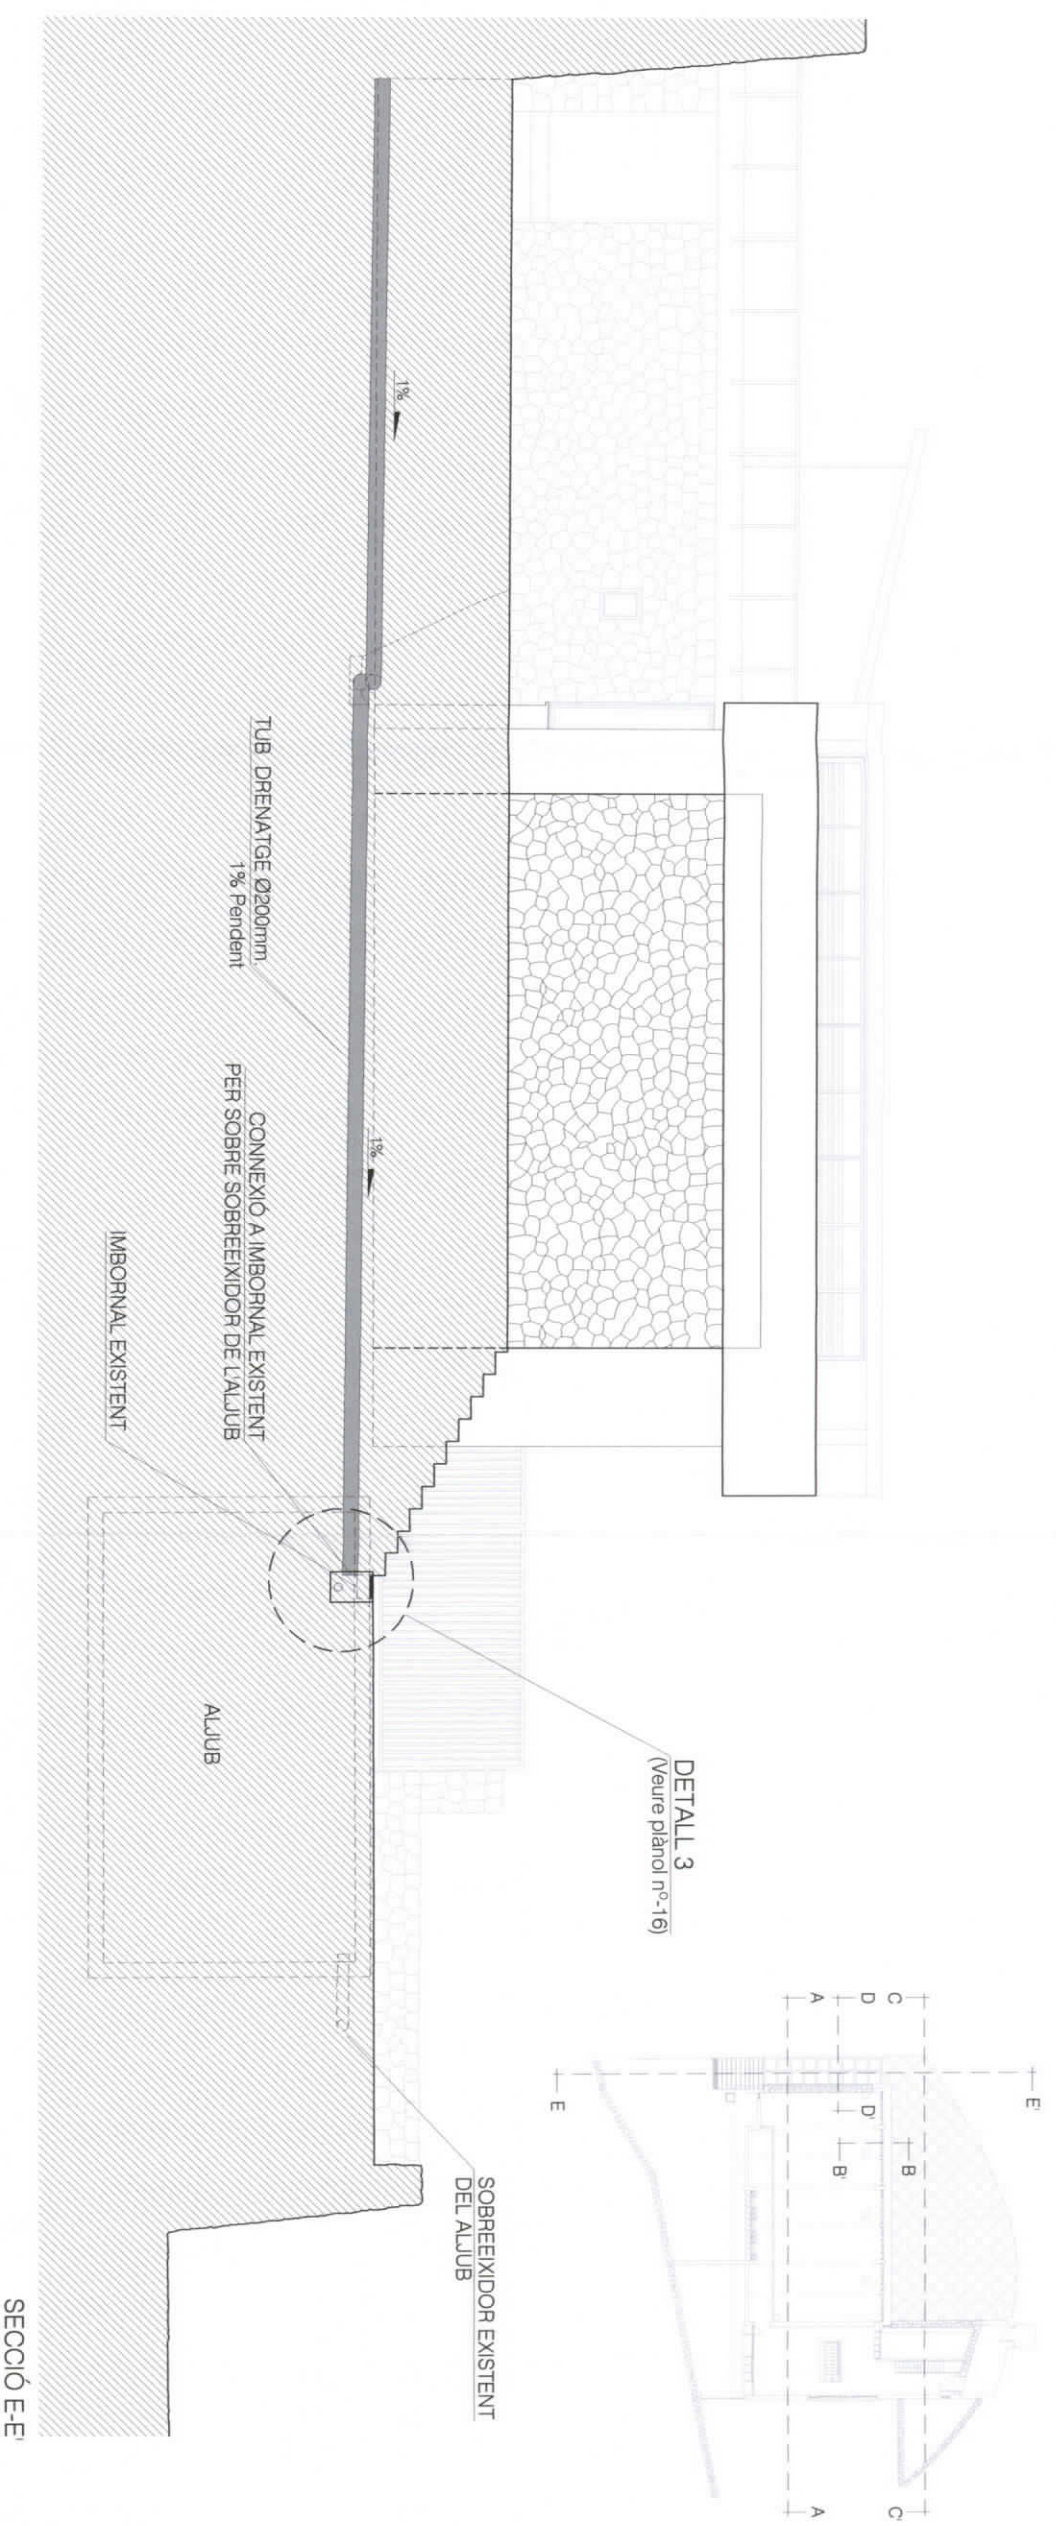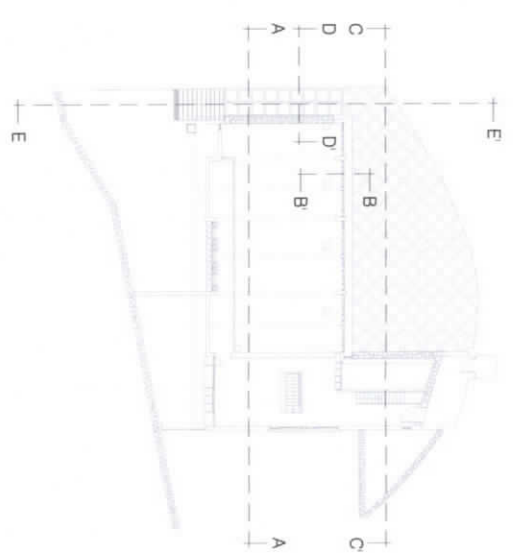

PROJECTE:
 Obres de reparació
 al taller Sert de la
 Fundació Pilar i Joan Miró

EMPLAÇAMENT:
 C/ Juan de Santdakís, nº-35
 Cala Major

AUTOR DEL PROJECTE:
 Antoni Sbert Casasayas
 Arquitecte municipal

COL·LABORADORS:
 Eva Borràs Roig
 Arquitecta tècnica municipal
 José M^a Picornell Lliteras
 Delineant municipal

PLÀNIA DE:
 Seccions drenatge

ESCALA:
 1/100 ; 1/50
 DATA:
 JULIOL - 2016

